


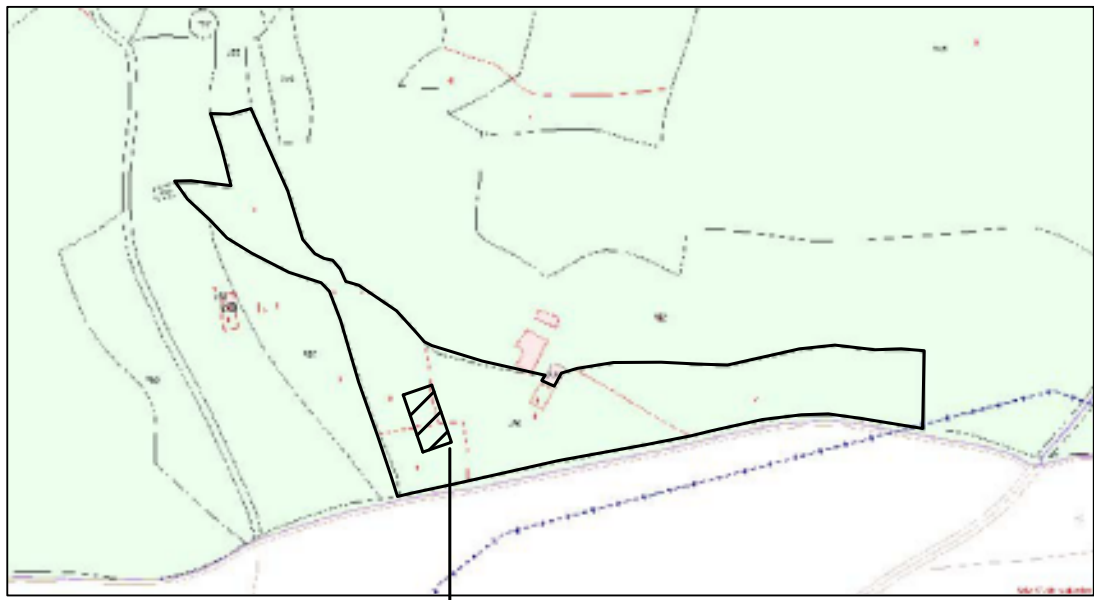


CATASTRO

E 1:5000




Foto Aérea

E 1:5000

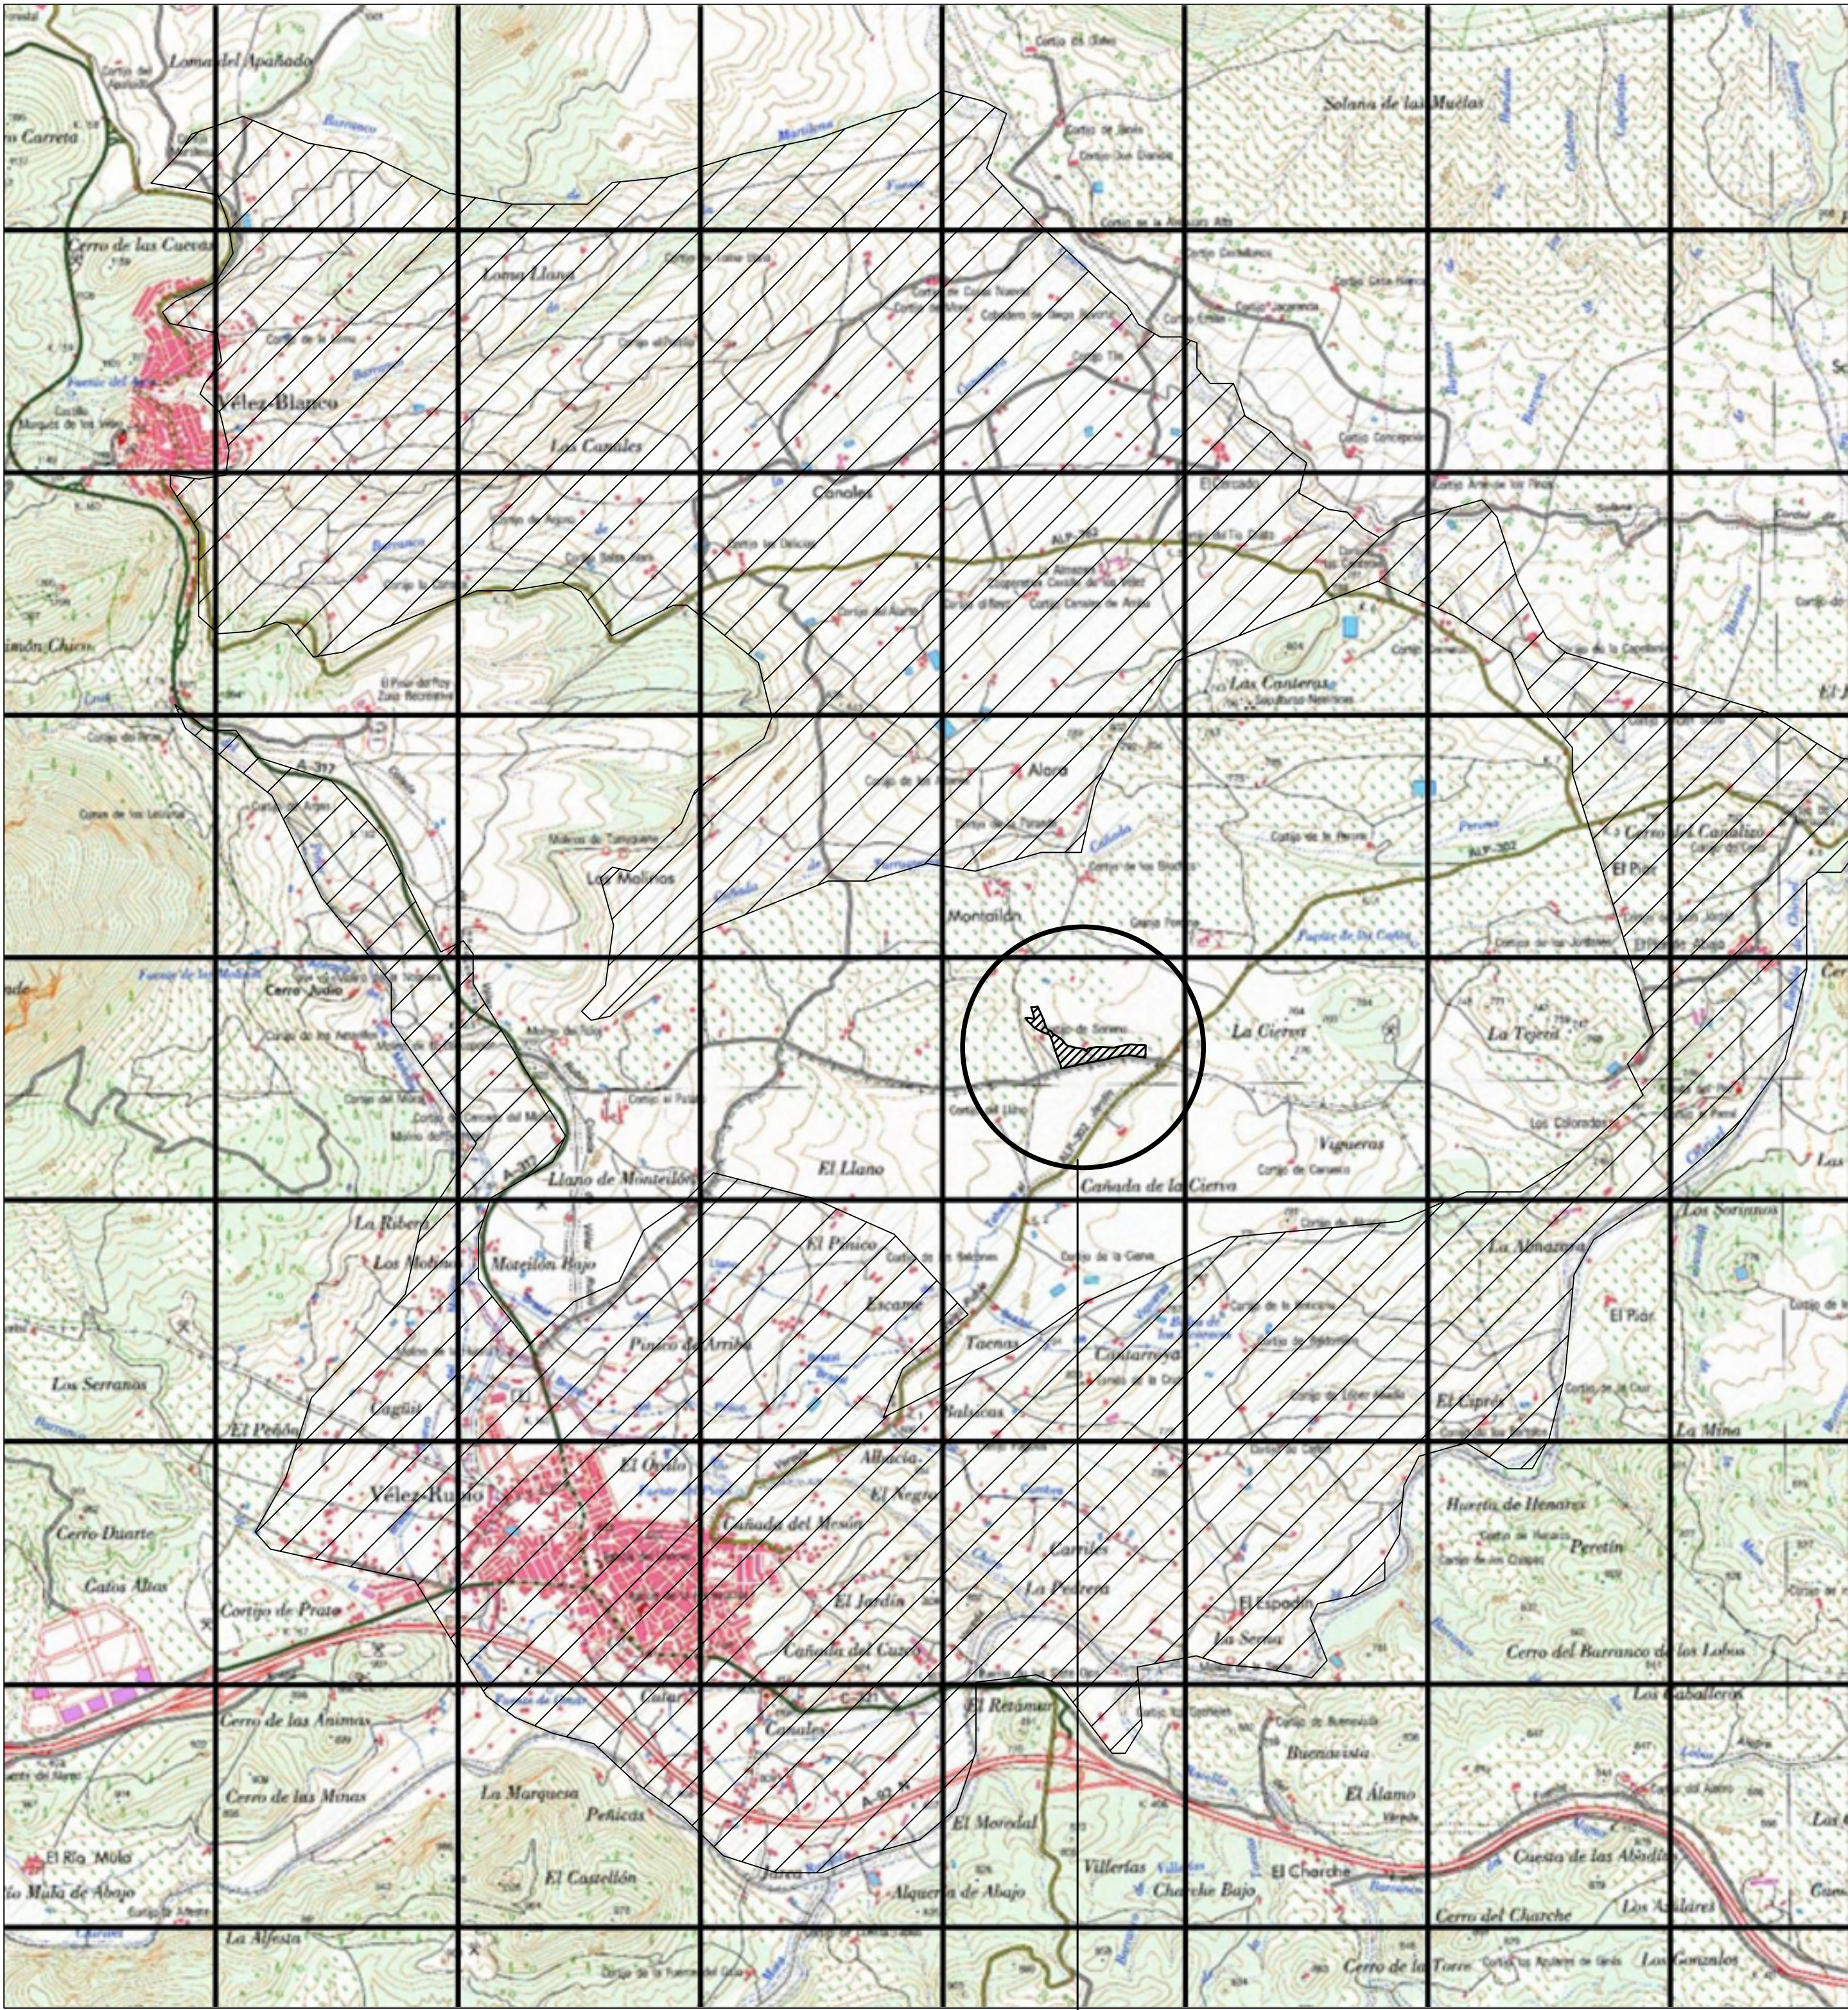

SITUACIÓN CON RESPECTO AL PLAN ESPECIAL DE PROTECCIÓN DEL MEDIO FÍSICO


E 1:20000

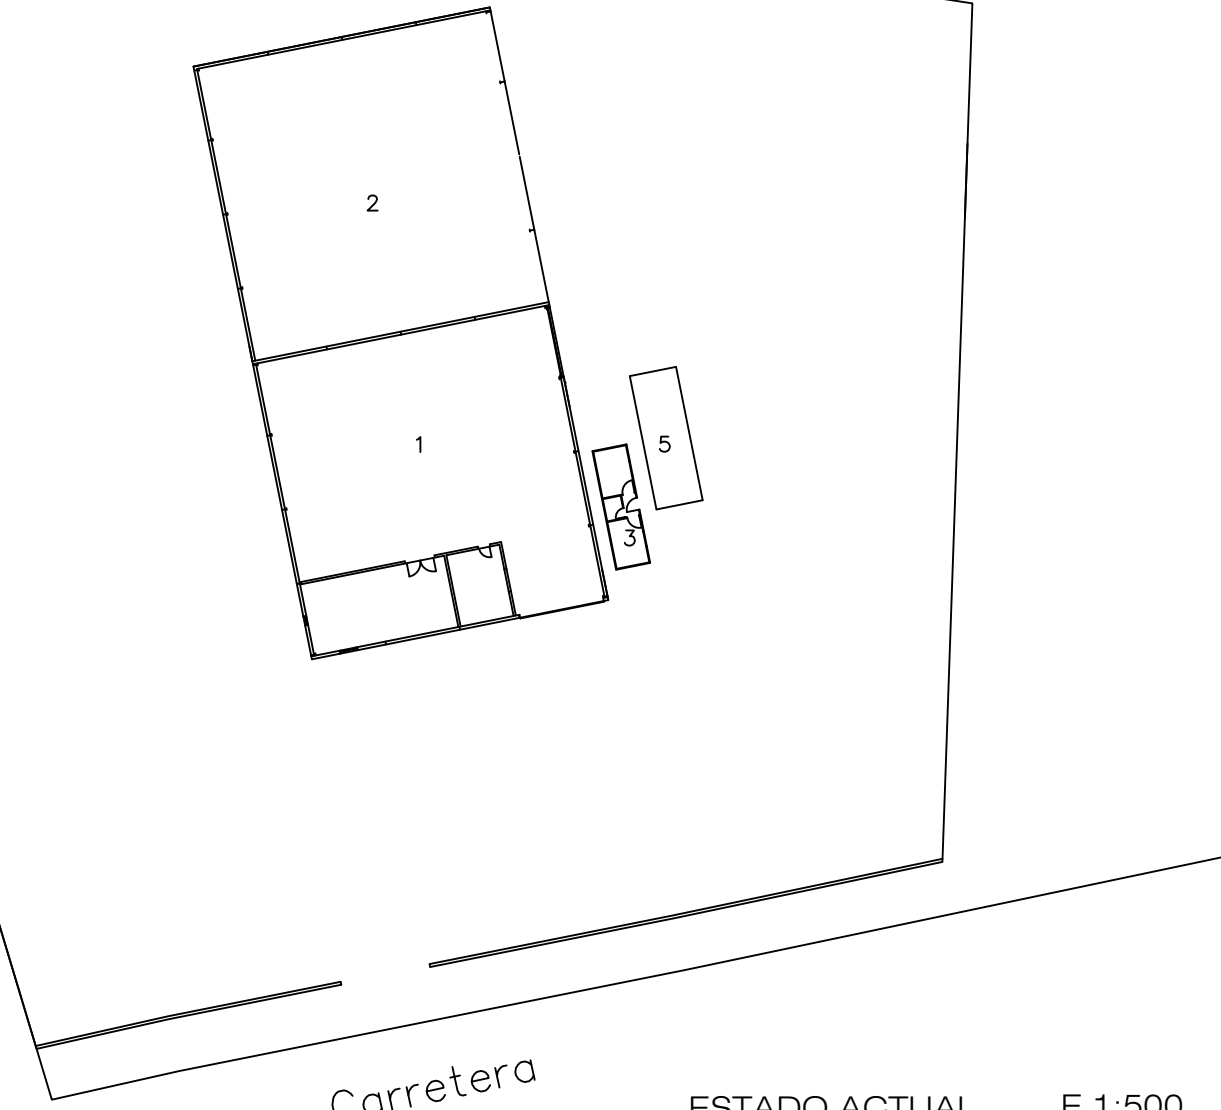

Carretera

ESTADO ACTUAL

E 1:500

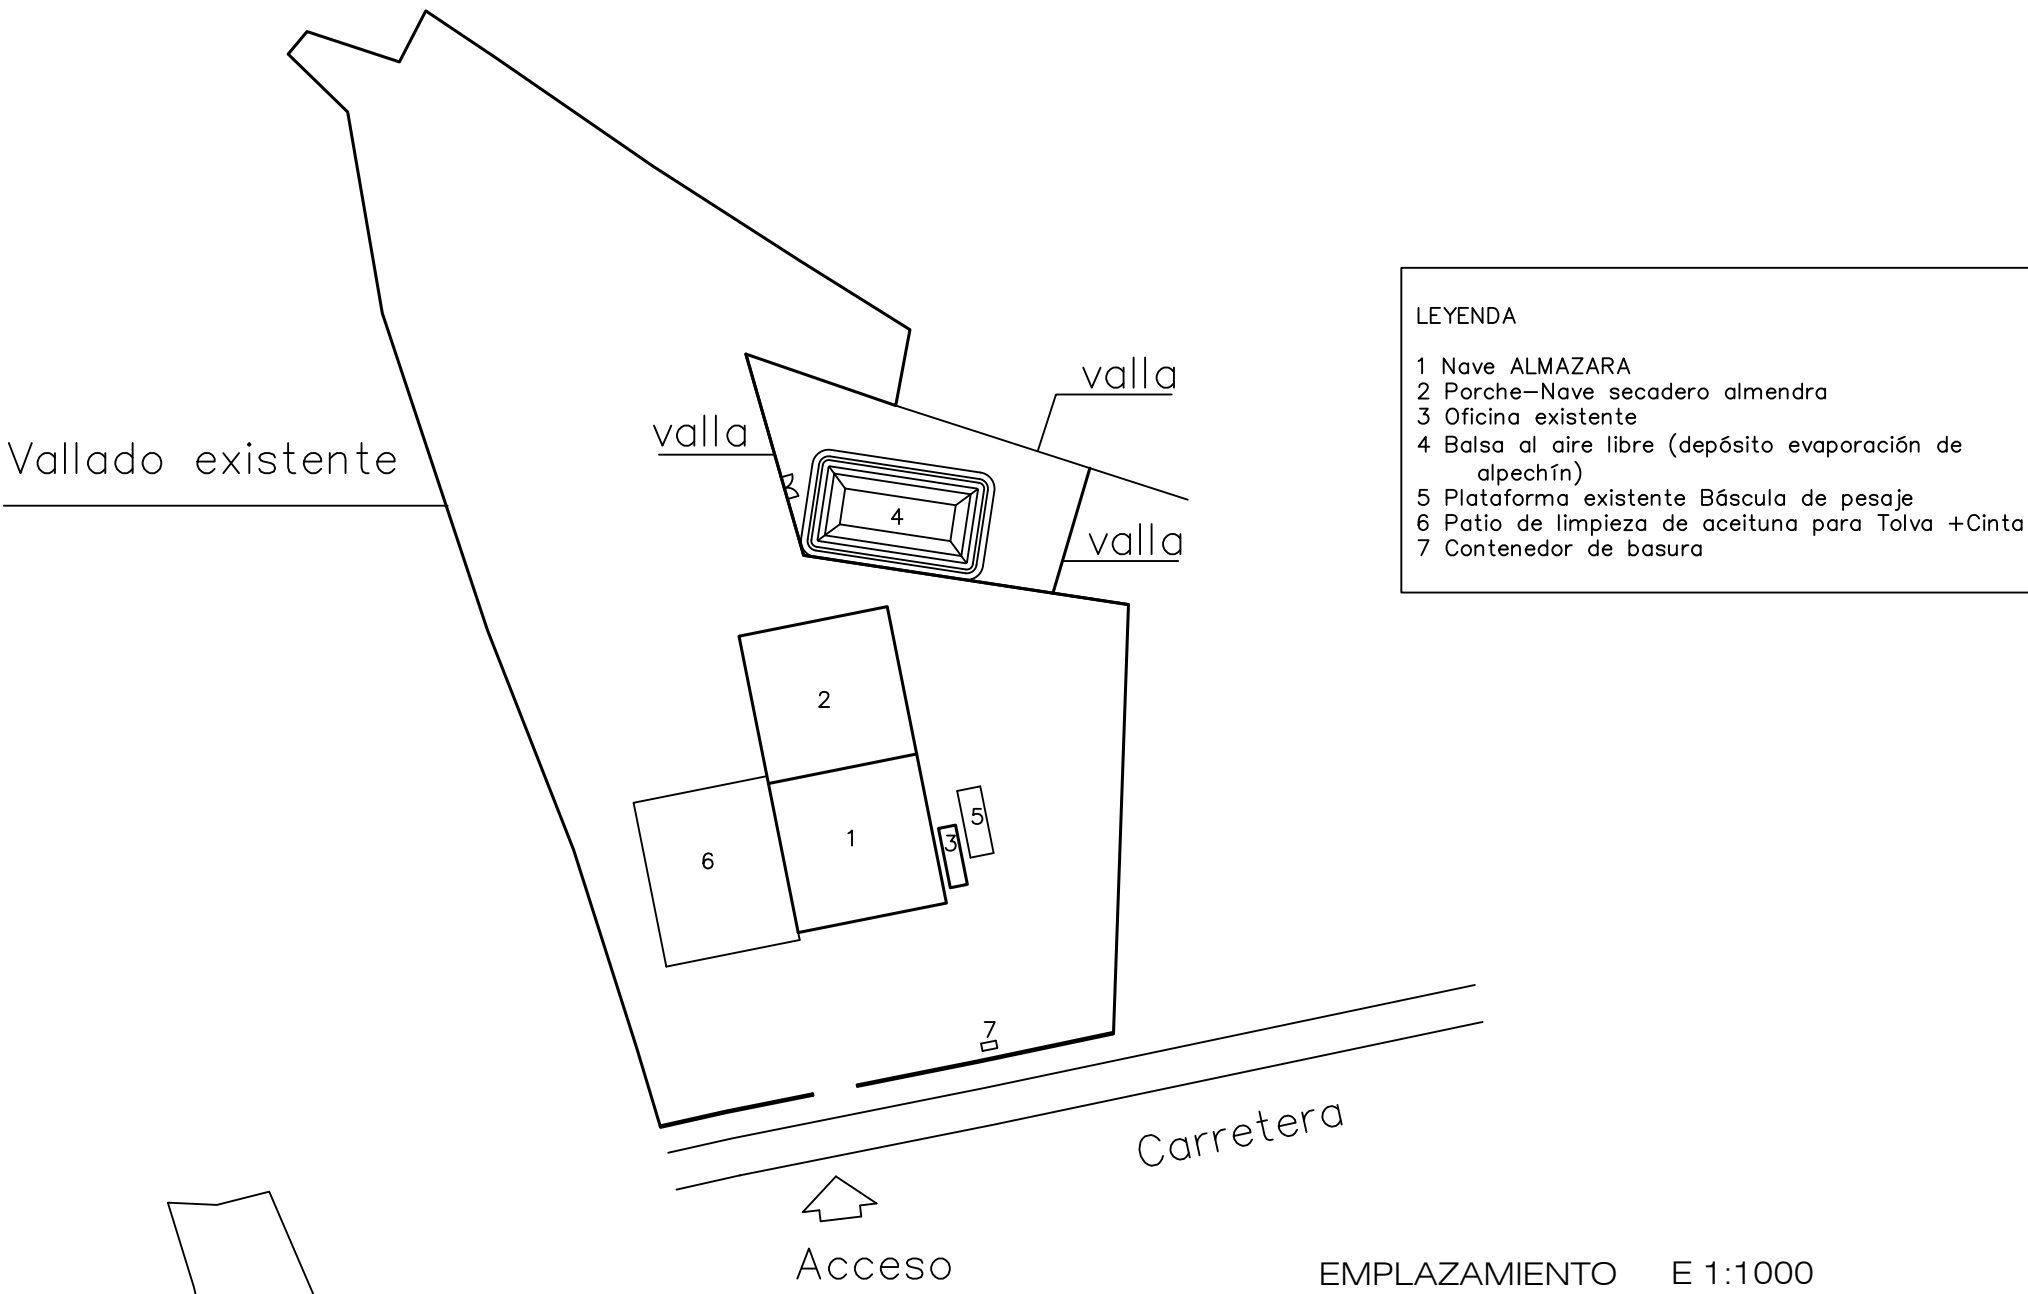


- LEYENDA
- 1 Nave ALMAZARA
 - 2 Porche-Nave secadero almendra
 - 3 Oficina existente
 - 4 Balsa al aire libre (depósito evaporación de alpechín)
 - 5 Plataforma existente Báscula de pesaje
 - 6 Patio de limpieza de aceituna para Talva +Cinta
 - 7 Contenedor de basura

Acceso

EMPLAZAMIENTO

E 1:1000

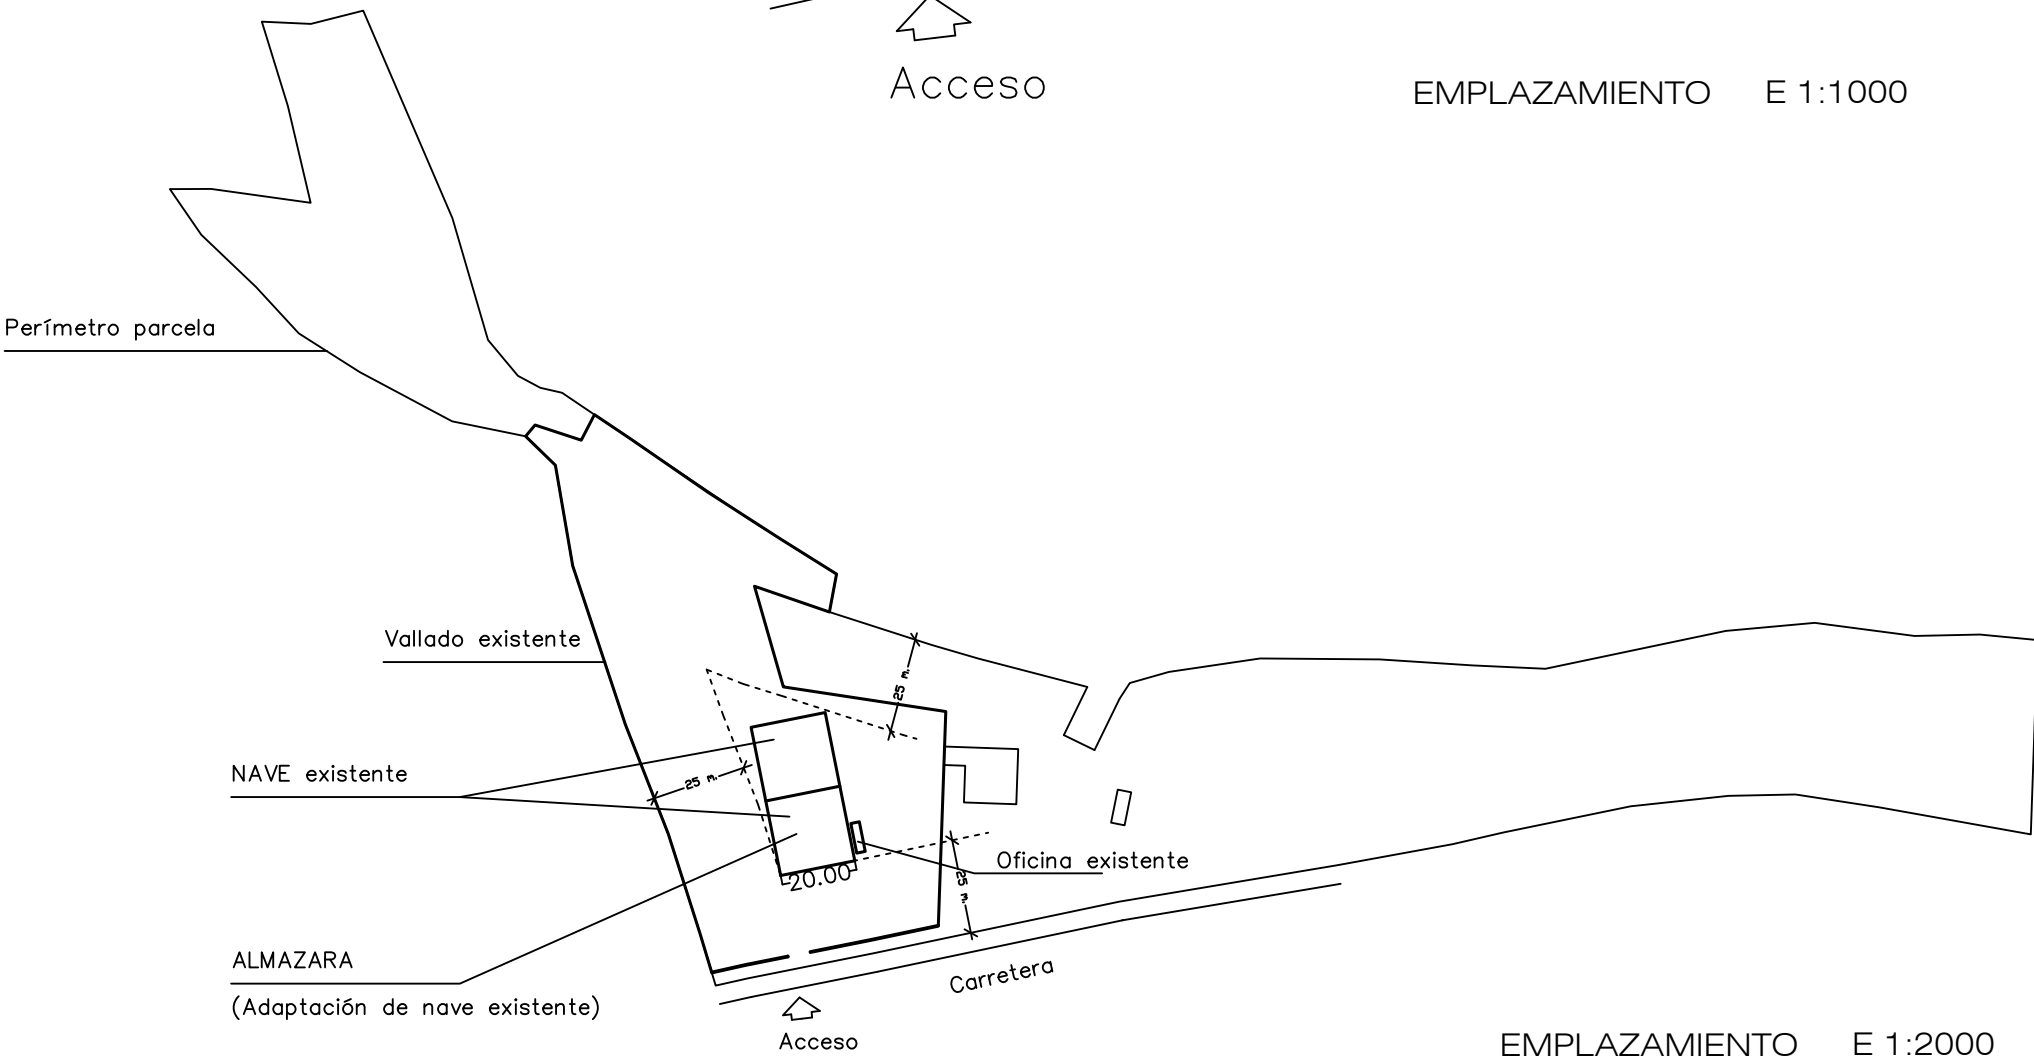

Perímetro parcela

Vallado existente

NAVE existente

 
ALMAZARA
(Adaptación de nave existente)

Acceso



EMPLAZAMIENTO

E 1:2000


SUPERFICIE DE LA FINCA: 28.084 m2
separación a linderos = > 25 metros.



PROYECTO de ACTIVIDAD de TRASLADO de ALMAZARA	
Paraje Fuente de Motallón , 04830 Vélez- Blanco (Almería)	
fecha: Abril/19	
PROMOTOR D. Juan Ramón Robles Martínez	
I REF: C1802	
SITUACIÓN PEMF CATASTRAL y Foto Aérea EMPLAZAMIENTO y Estado Actual	
ARQUITECTO: D. SANTIAGO L. BALLESTEROS NAVARRO C/ Caril nº 50, VÉLEZ-RUBIO (Almería) Tfns: 950-614017; 679-167443	
ESCALA E 1:20000 E 1:5000 E 1:2000/ E 1:500	
1 PLANO NUM.	
www.kvarquitectura.es	

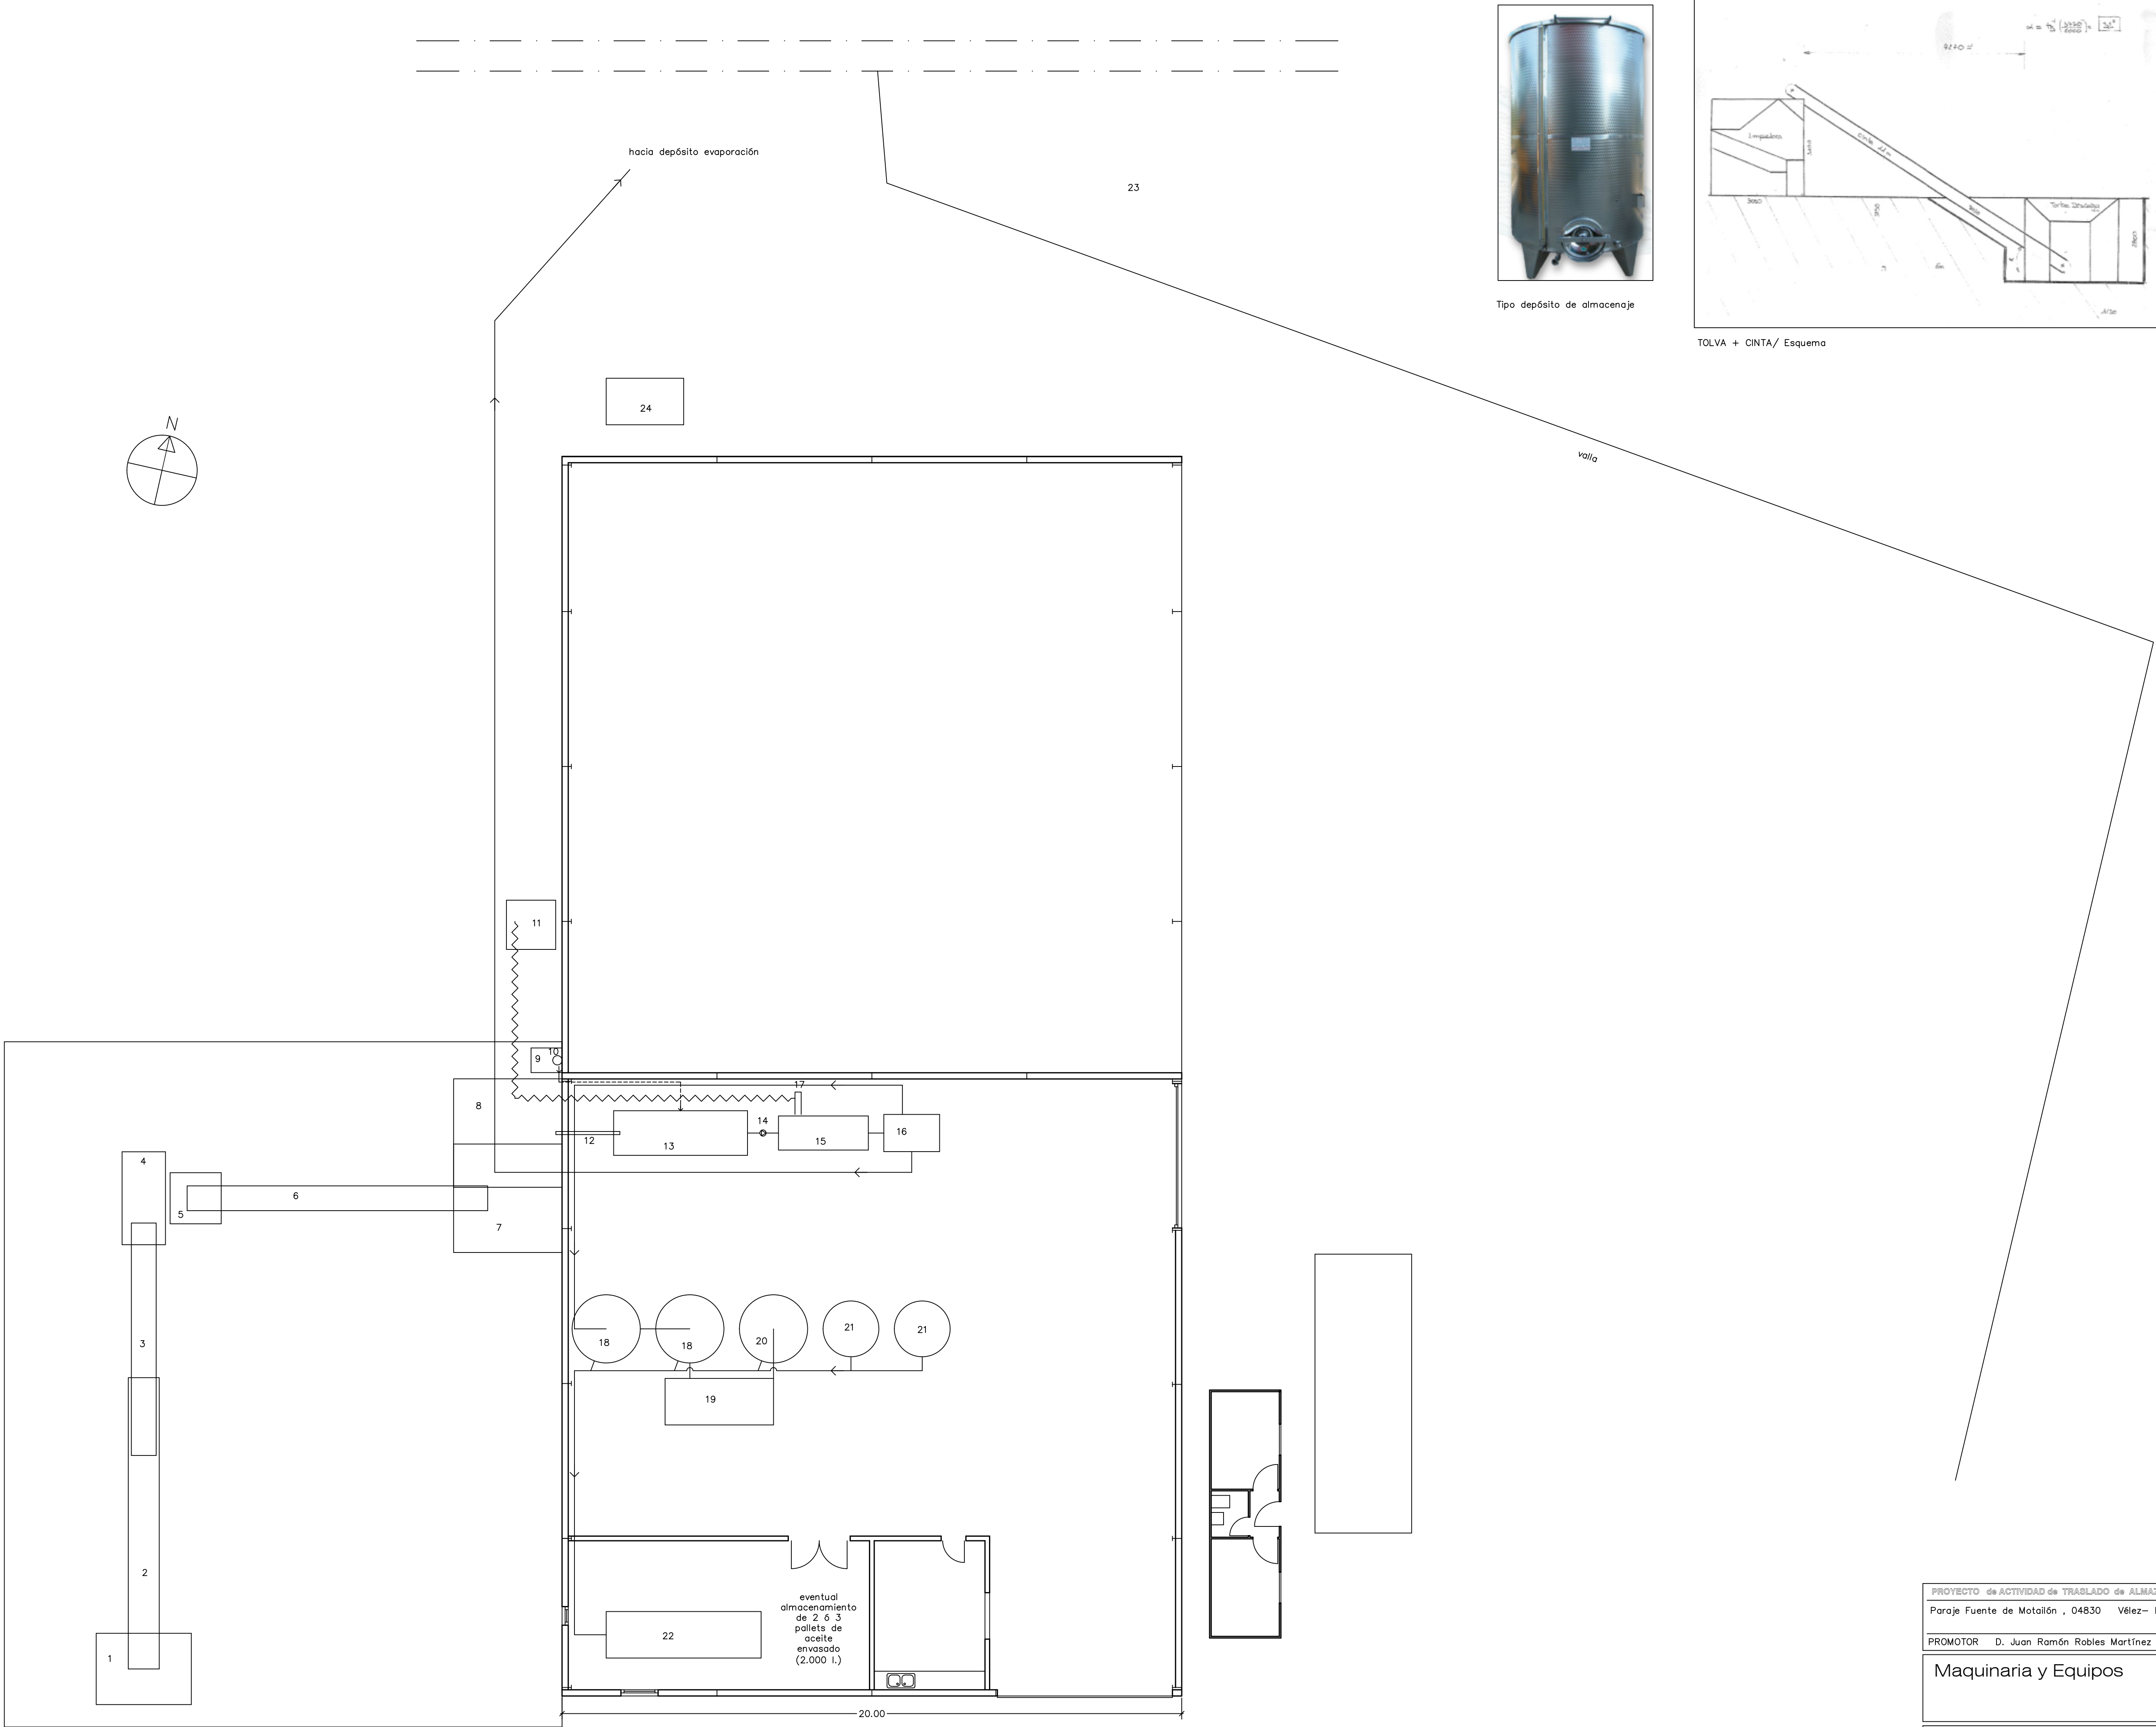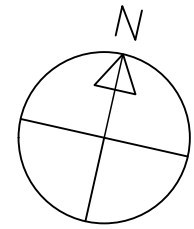


Tipo depósito de almacenaje

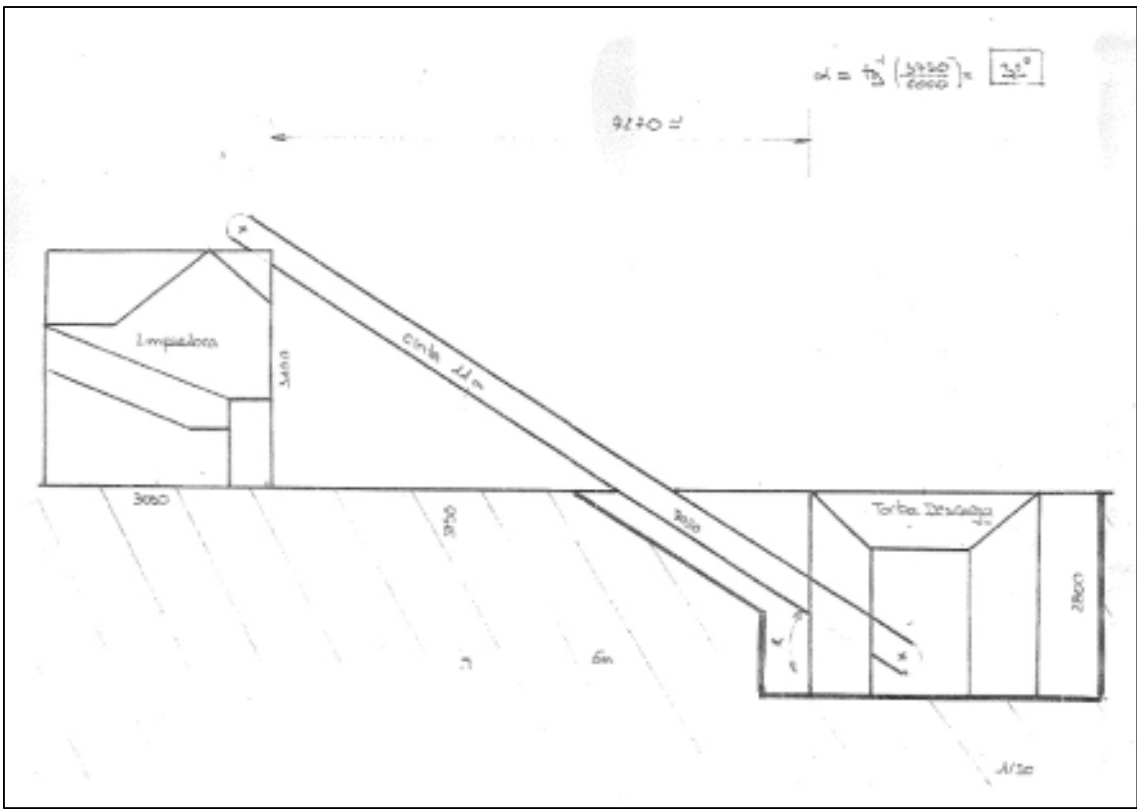

TOLVA + CINTA/ Esquema



- LEYENDA
- 1 Tolva de descarga
 - 2 Cinta 11 m
 - 3 Cinta 8 m
 - 4 Limpiadora
 - 5 Pesaje
 - 6 Cinta 11 m
 - 7 Almacén y vibro
 - 8 Molino martillo
 - 9 Caldera pellet
 - 10 Chimenea humos de caldera pellet
 - 11 Depósito aceite residual borrar
 - 12 Depósito alto de Orujo
 - 13 Tornillo sinfín
 - 14 Bomba
 - 15 Decantadora
 - 16 Separador centrífugo
 - 17 Tornillo Orujo
 - 18 Decantación natural 2x 15.665 litros
 - 19 Filtro
 - 20 Filtro 15.665 l
 - 21 Depósitos Almacenaje 2 x 10.000 l
 - 22 Envasado + Etiquetado
 - 23 Balso al aire libre de Alpechín (depósito evaporación)
 - 24 Grupo electrógeno gasoil

PROYECTO de ACTIVIDAD de TRASLADO de ALMAZARA	
Paraje Fuente de Matalán , 04830 Vélez- Blanco (Almería)	fecha: Abril/19
PROMOTOR D. Juan Ramón Robles Martínez	REF: C1802
Maquinaria y Equipos	ESCALA 1:100
3 PLANO NUM.	
ARQUITECTO: D. SANTIAGO L. BALLESTEROS NAVARRO C/ Carril nº 50, VÉLEZ-RUBIO (Almería) TLFS: 950-614017; 679-167443	
 www.kvarquitectura.es	

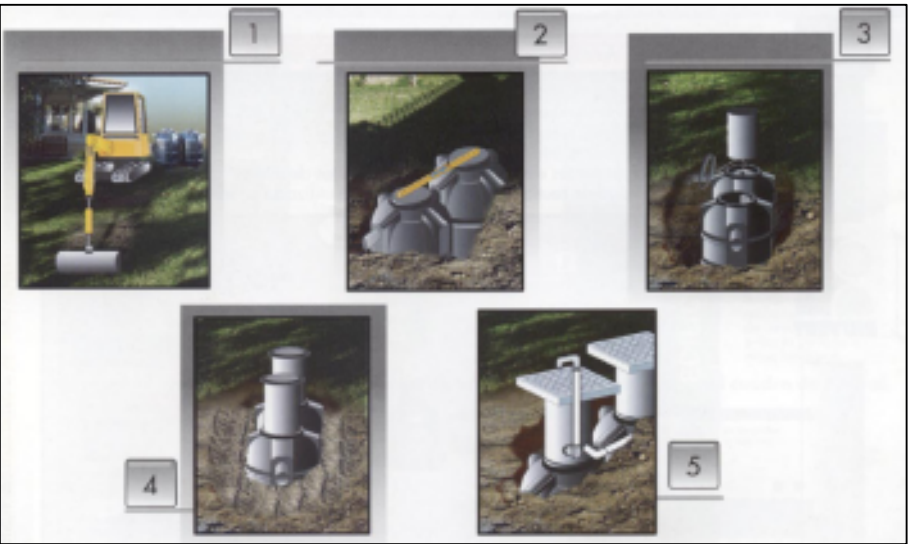


Montaje soterrado en terreno

FOSAS SEPTICAS, DECANTADOR - DIGESTOR + FILTRO BIOLÓGICO

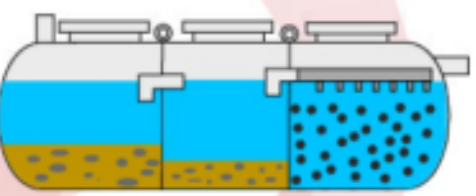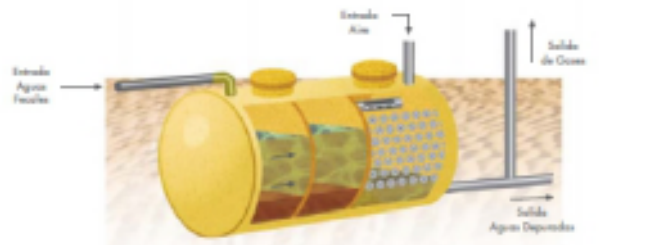


Este sistema permite el tratamiento biológico de las aguas residuales asimilables a domésticas proporcionando buen rendimiento en calidad de aguas a la salida del equipo.
El tratamiento cumple la normativa de vertido actual española, correspondiente a la Ley de Aguas RD 696/2003.
Estos equipos están especialmente indicados para tratar las aguas fecales de pequeñas y medianas comunidades.
4 Decantador-digestor : Agua tiene lugar la sedimentación y la digestión de la materia orgánica presente en las aguas residuales. Desde se metaboliza la materia orgánica, gaseificada, hidrolizada y mineralizada.
4 Filtro biológico : Con la utilización de un relleno plástico de alto rendimiento proporciona una mayor efectividad al proceso y evita los problemas de mantenimiento debidos a la utilización de relleno mineral.

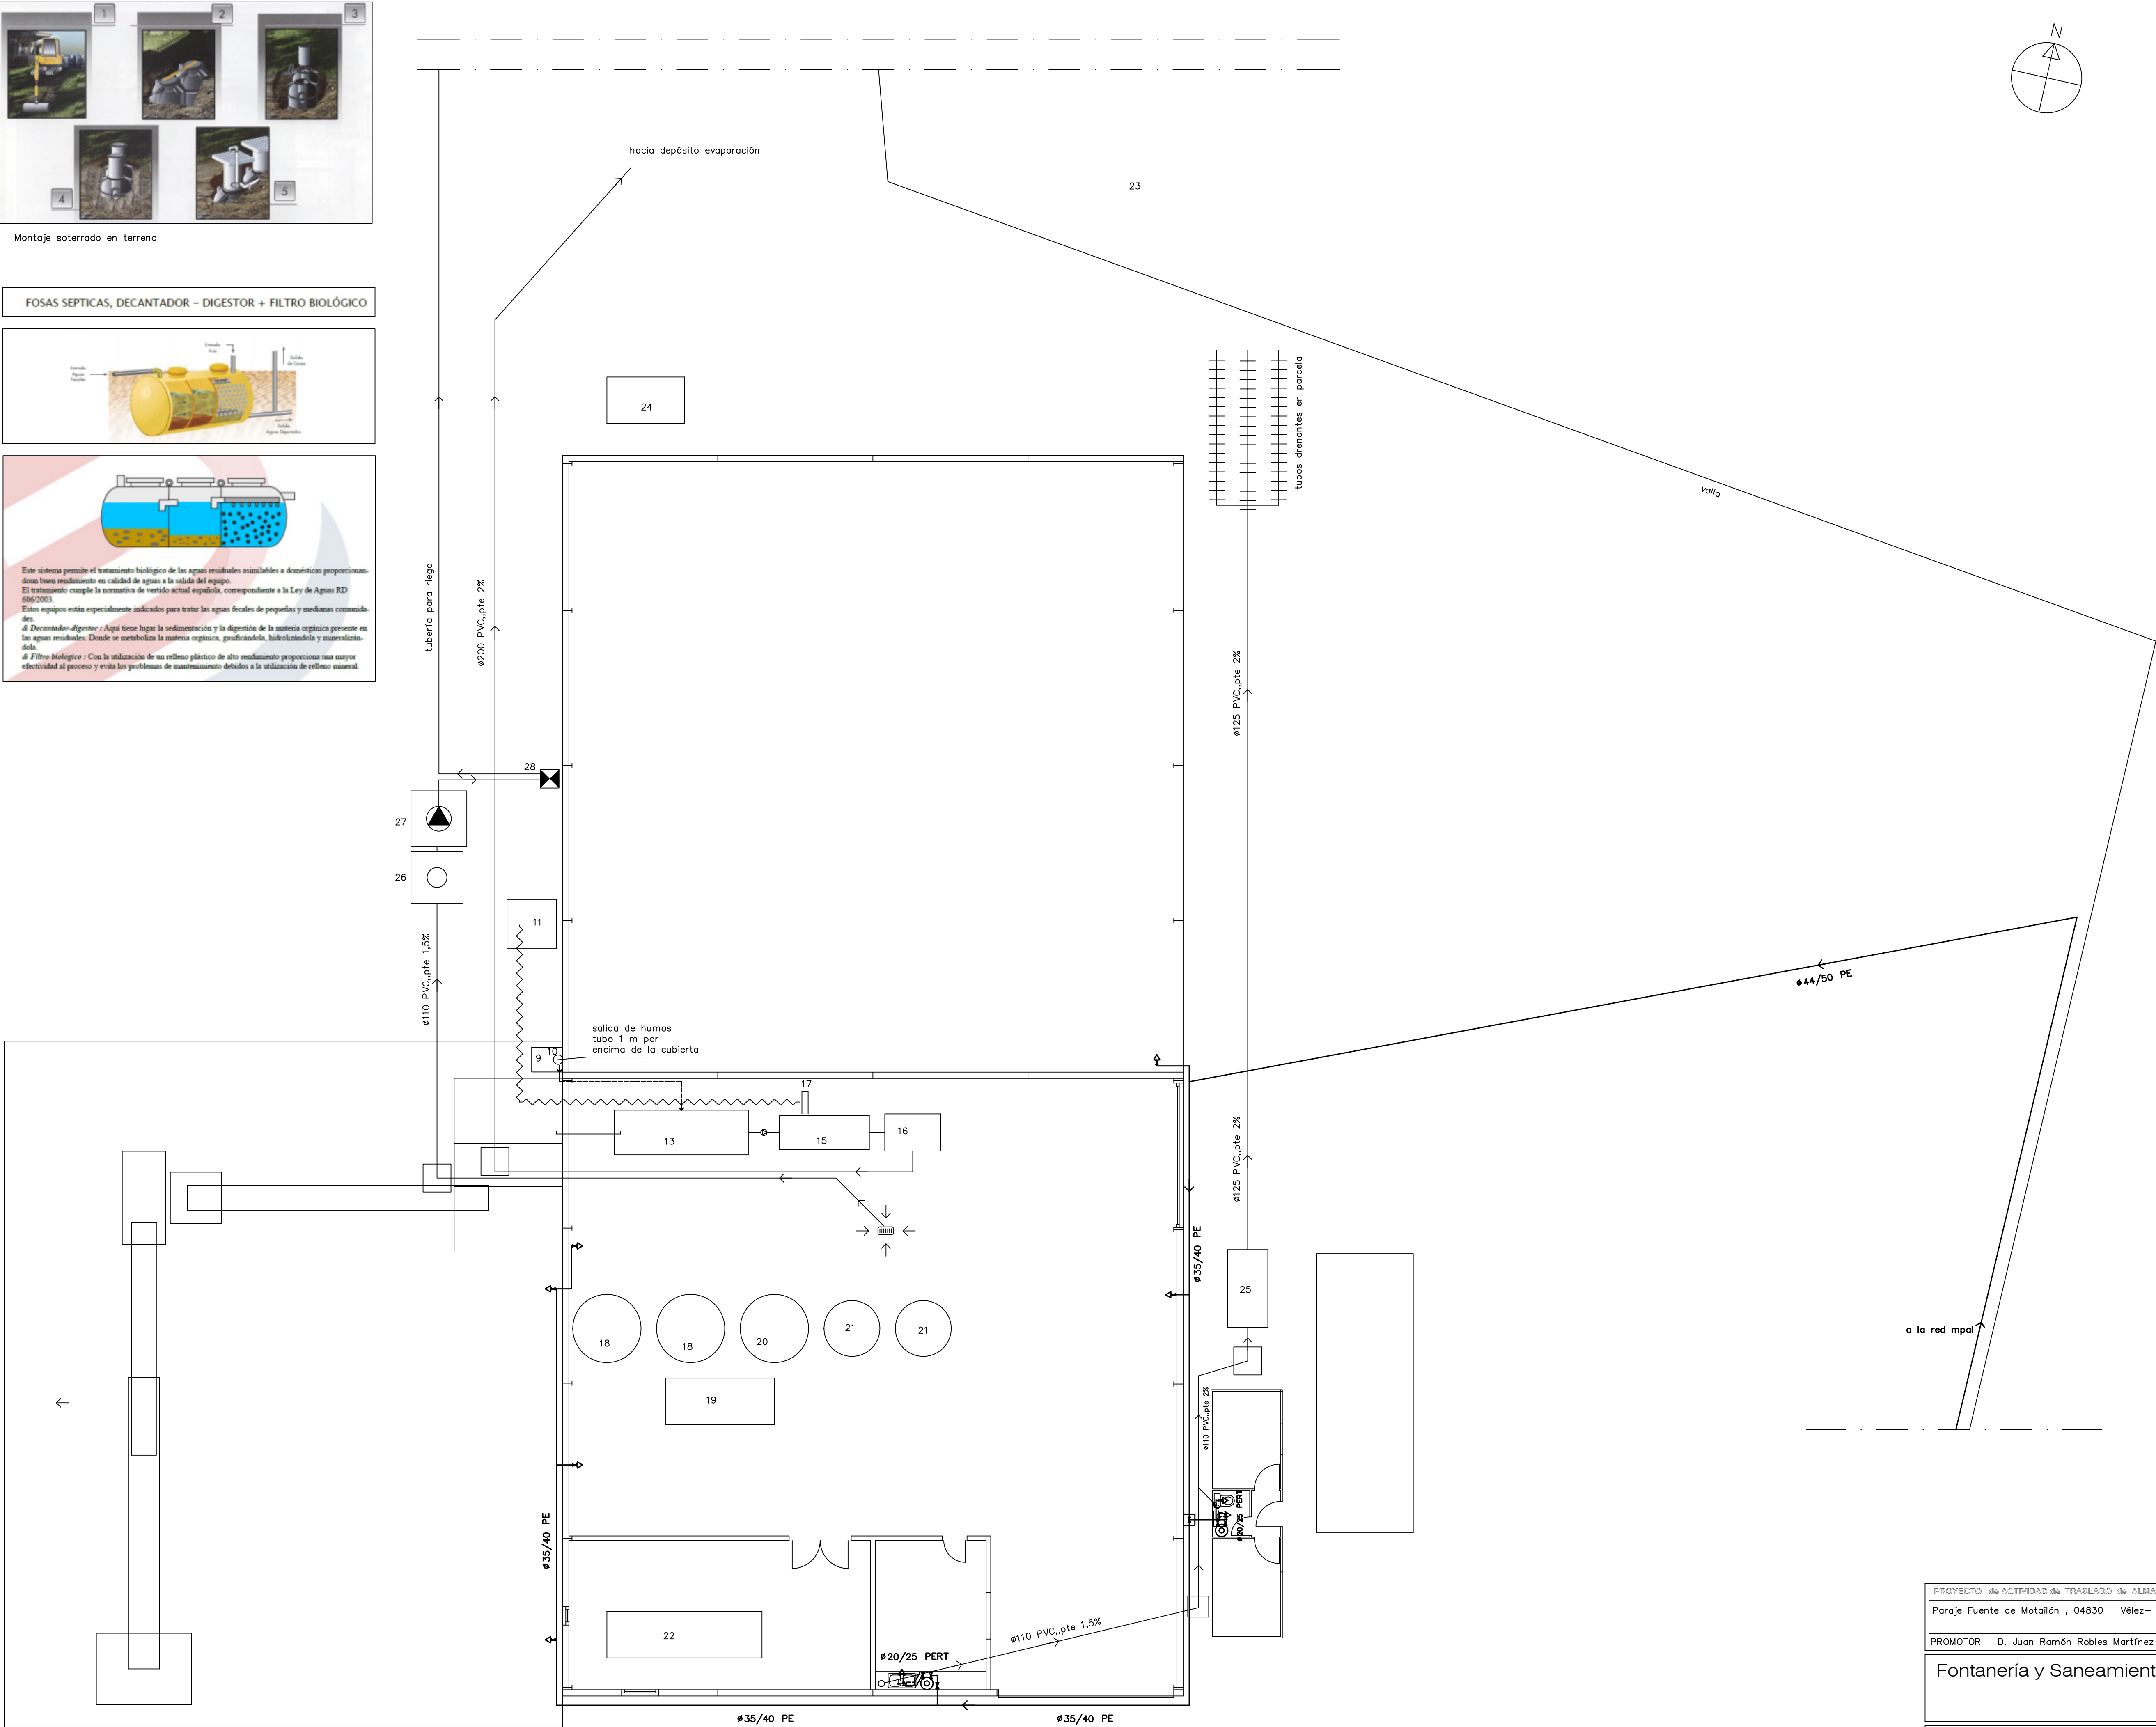

- LEYENDA
- 1 Tola de descarga
 - 2 Cinta 11 m
 - 3 Cinta 8 m
 - 4 Limpiadora
 - 5 Pesaje
 - 6 Cinta 11 m
 - 7 Almacén y vibro
 - 8 Molino martillo
 - 9 Caldera pellet
 - 10 Chimenea humos de caldera pellet
 - 11 Depósito alto de Orujo
 - 12 Tornillo sinfin
 - 13 Termobaladora
 - 14 Bomba
 - 15 Decantadora
 - 16 Separador centrífugo
 - 17 Tornillo Orujo
 - 18 Decantación natural 2x 15.665 litros
 - 19 Filtro
 - 20 Filtroado 15.665 l
 - 21 Depósitos Almacenaje 2 x 10.000 l
 - 22 Envasado + Etiquetado
 - 23 Balsa al aire libre de Alpechín (depósito evaporación)
 - 24 Grupo electrógeno gasoil
 - 25 Estación depuradora (Decantador+Digestor+Filtro Biológico)
 - 26 Separador de grasas con desarenador
 - 27 Pozo de bombeo aguas tratadas para riego
 - 28 Armario y cuadro eléctrico para riego


Arqueta de paso

Pozo de bombeo

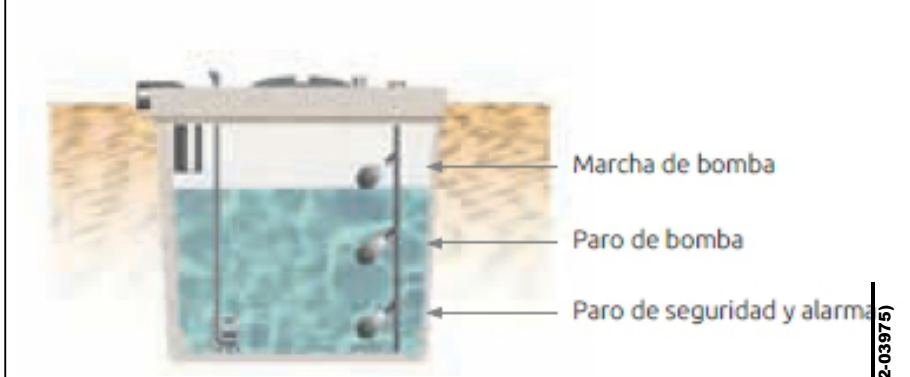


Separador de grasas con desarenador

FUNCIONAMIENTO
El agua se separa de la grasa gracias a la diferencia de densidades provocando la separación del líquido en dos fases: la superior de grasas y la inferior de agua. El efluente se recoge en la parte intermedia, evitando así la salida de las grasas. Es importante que el efluente no contenga grasas que estén canalizadas independientemente de las aguas fecales.

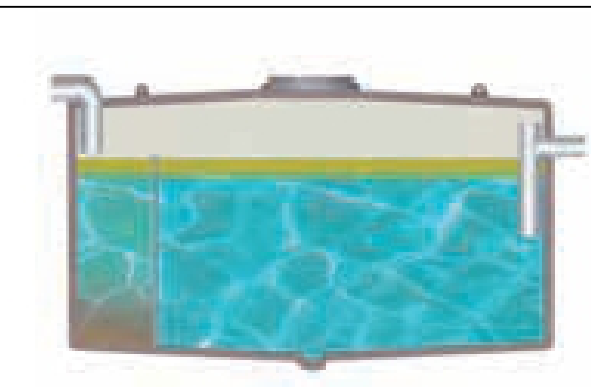


PROYECTO de ACTIVIDAD de TRASLADO de ALMAZARA	
Paraje Fuente de Matalián , 04830 Vélez- Blanco (Almería)	fecha: Abril/19
PROMOTOR D. Juan Ramón Robles Martínez	REF: C1802
Fontanería y Saneamiento	
ESCALA 1:100	4 PLANO NUM.
ARQUITECTO: D. SANTIAGO L. BALLESTEROS NAVARRO C/ Carril nº 50, VÉLEZ-RUBIO (Almería) Tlfs: 950-614017; 679-167443	
www.kvarquitectura.es	


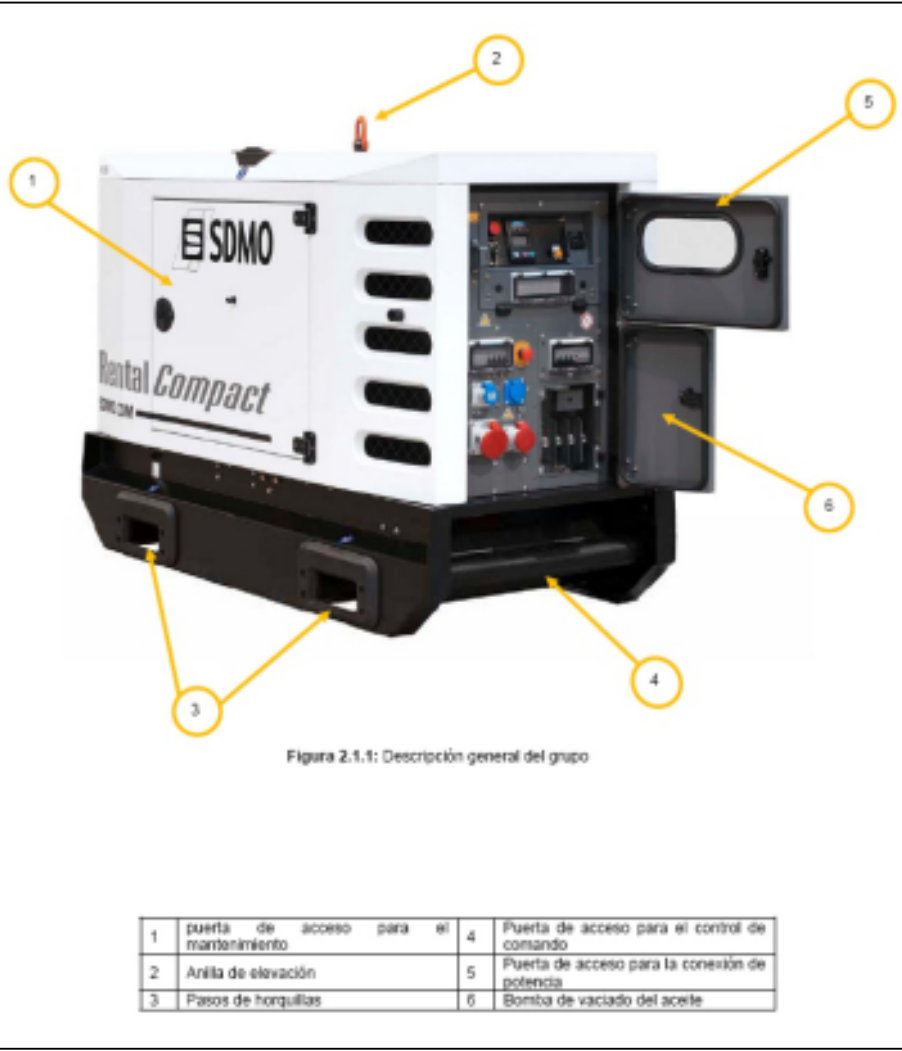


TIPO GRUPO ELECTRÓGENO GASOIL
Dispondrá de toma a tierra

1	puerta de acceso para mantenimiento	4	Puerta de acceso para el control de comando
2	Avilla de elevación	5	Puerta de acceso para la conexión de potencia
3	Pasos de torquillas	6	Bornita de vaciado del aceite

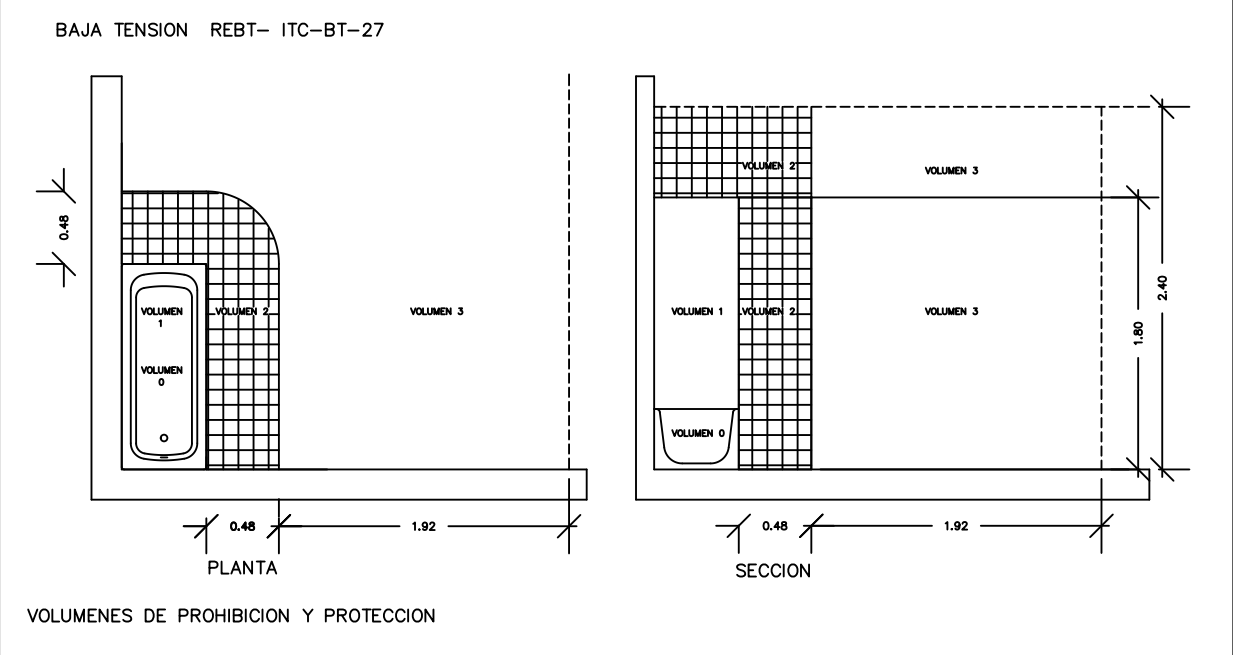

- LEYENDA
- 1 Tolva de descarga
 - 2 Cinta 11 m
 - 3 Cinta 8 m
 - 4 Limpiadora
 - 5 Pesaje
 - 6 Cinta 11 m
 - 7 Almacén y vibro
 - 8 Molino martillo
 - 9 Caldera pellet
 - 10 Chimenea humos de caldera pellet
 - 11 Depósito alto de Orujo
 - 12 Tornillo sinfin
 - 13 Termobridora
 - 14 Bomba
 - 15 Decantadora
 - 16 Separador centrífugo
 - 17 Tornillo Orujo
 - 18 Decantación natural 2x 15.665 litros
 - 19 Filtro
 - 20 Filtro 15.665 l
 - 21 Depósitos Almacenaje 2 x 10.000 l
 - 22 Envasado + Etiquetado
 - 23 Balso al aire libre de Alpechín
 - 24 Grupo electrógeno gasoil
 - 25 Estación depuradora (Decantador+Digestor+Filtro Biológico)
 - 26 Separador de grasas con desarenador
 - 27 Arqueta bombeo aguas tratadas para riego
 - 28 Armario y cuadro eléctrico para riego
 - 29 Armario y cuadro eléctrico para maquinaria

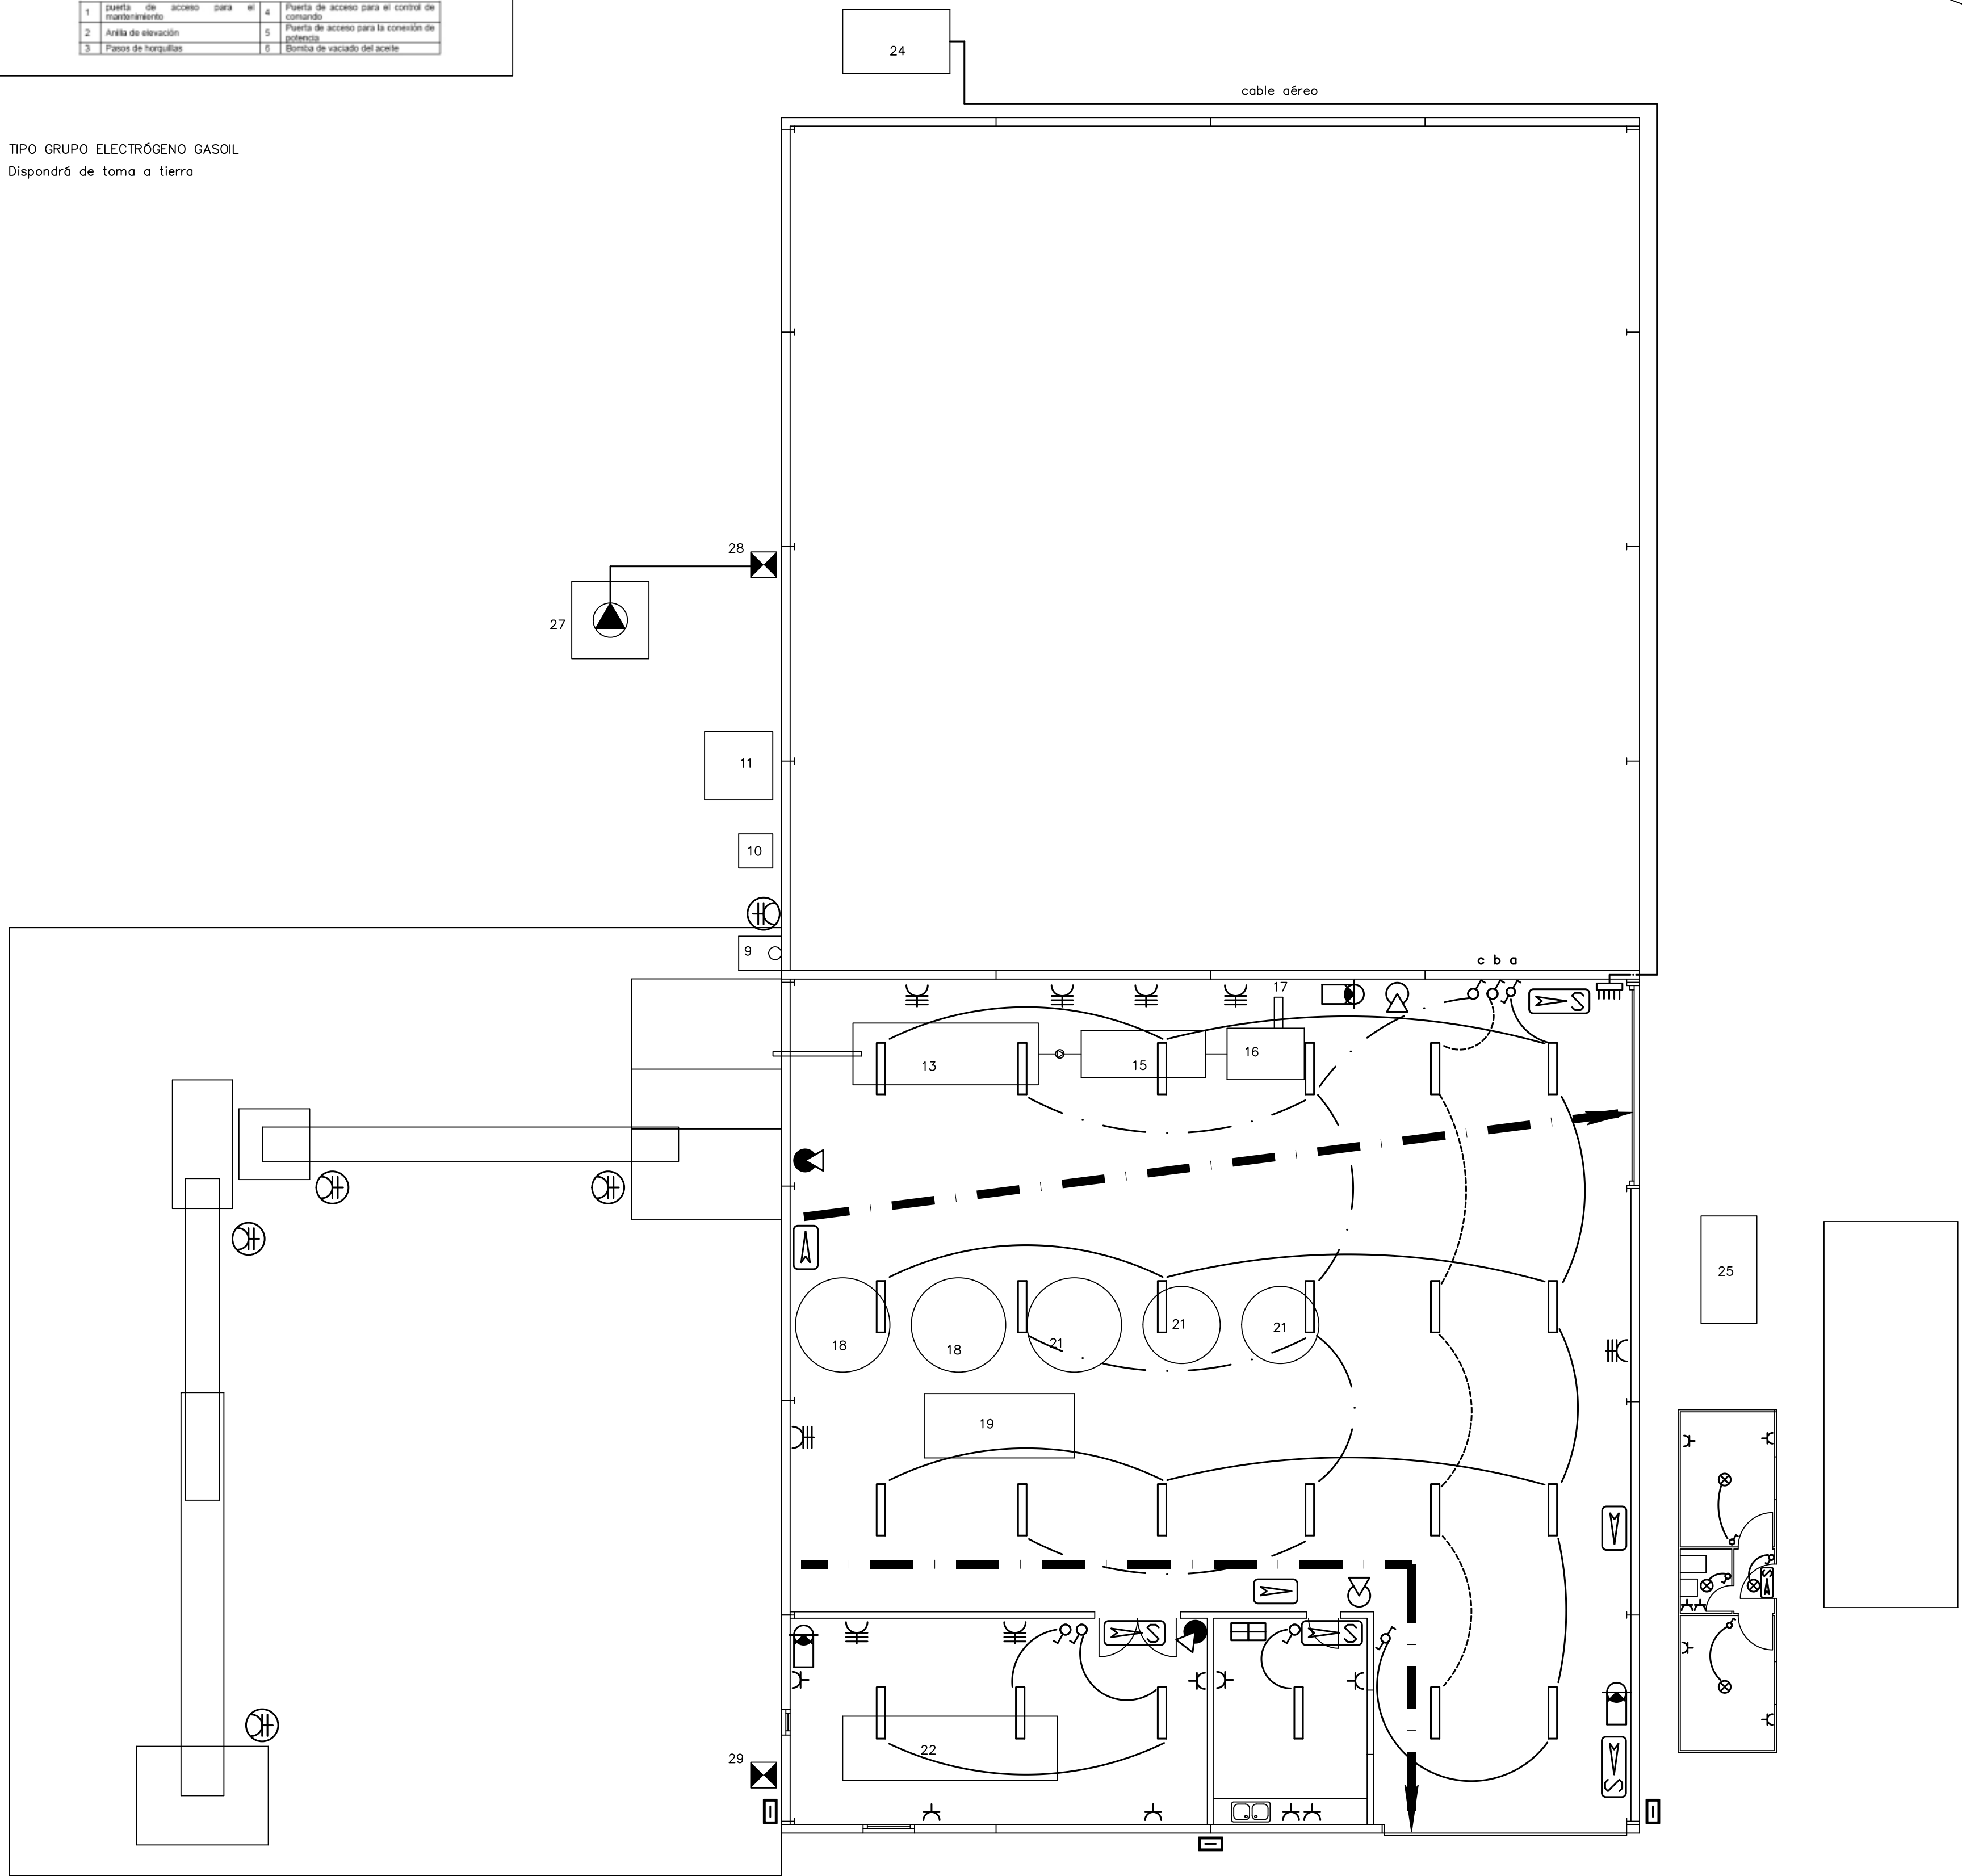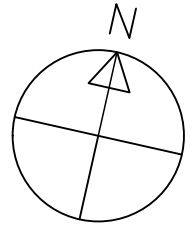

- ELECTRICIDAD
- ⊗ Punto de luz
 - ⌚ Aplique de pared
 - ⚡ Interruptor
 - ⚡ Conmutador
 - ⚡ Base de enchufe
 - ⚡ Base de enchufe de fuerza
 - ⚡ Base de enchufe de fuerza estanco
 - ▬ tubo LED T5 de 24 w/ 3.900 lm/ longitud 1,50 m
 - ☑ Iluminación exterior con Proyector LED de 100 w = 10.000 lm
 - ☑ Lámpara antinsectos

- CONTRA INCENDIOS
- ☑ Extintor portátil 21A-233B
 - ☑ Alumbrado de emergencia+ pictograma
 - ☑ Alumbrado de emergencia + Salida+ pictograma
 - ☑ Extintor portátil 50 Kg de CO2 sobre ruedas 21A-233B

Recorrido de evacuación

Botiquín de 1º auxilios

PROYECTO de ACTIVIDAD de TRASLADO de ALMAZARA

Paraje Fuente de Matalán , 04830 Vélez- Blanco (Almería)

PROMOTOR D. Juan Ramón Robles Martínez

Electricidad y Contraincendios

ARQUITECTO: D. SANTIAGO L. BALLESTEROS NAVARRO
C/ Caril nº 50, VÉLEZ-RUBIO (Almería)
Tlfs: 950-614017; 679-167443

fecha:
Abril/19

REF: C1802

ESCALA
1:100

5
PLANO NUM.

www.kvarquitectura.es

