


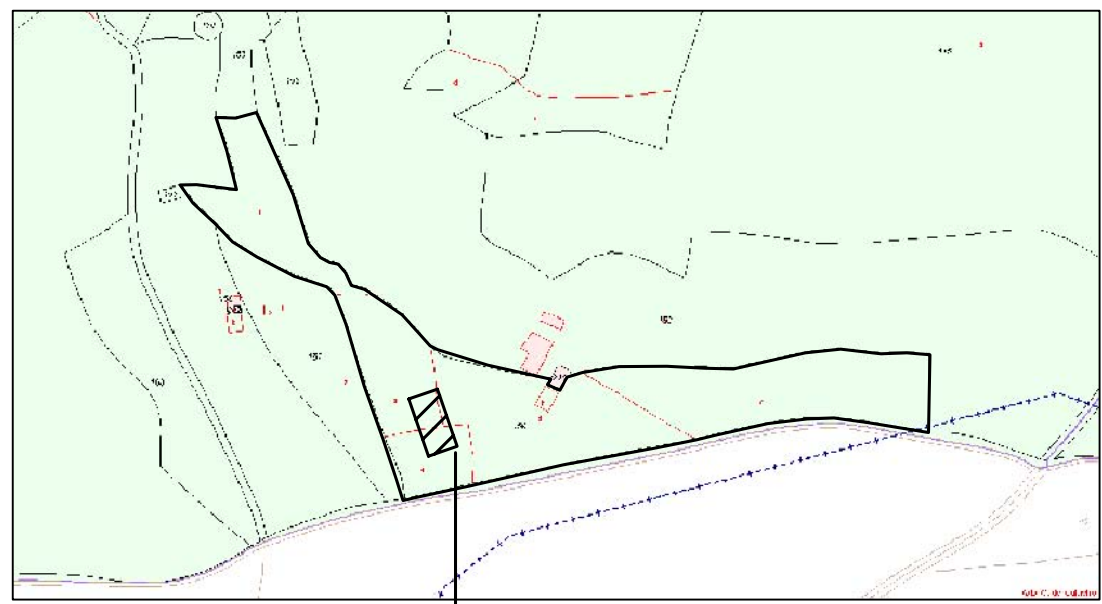


CATASTRO

E 1:5000




Foto Aérea

E 1:5000

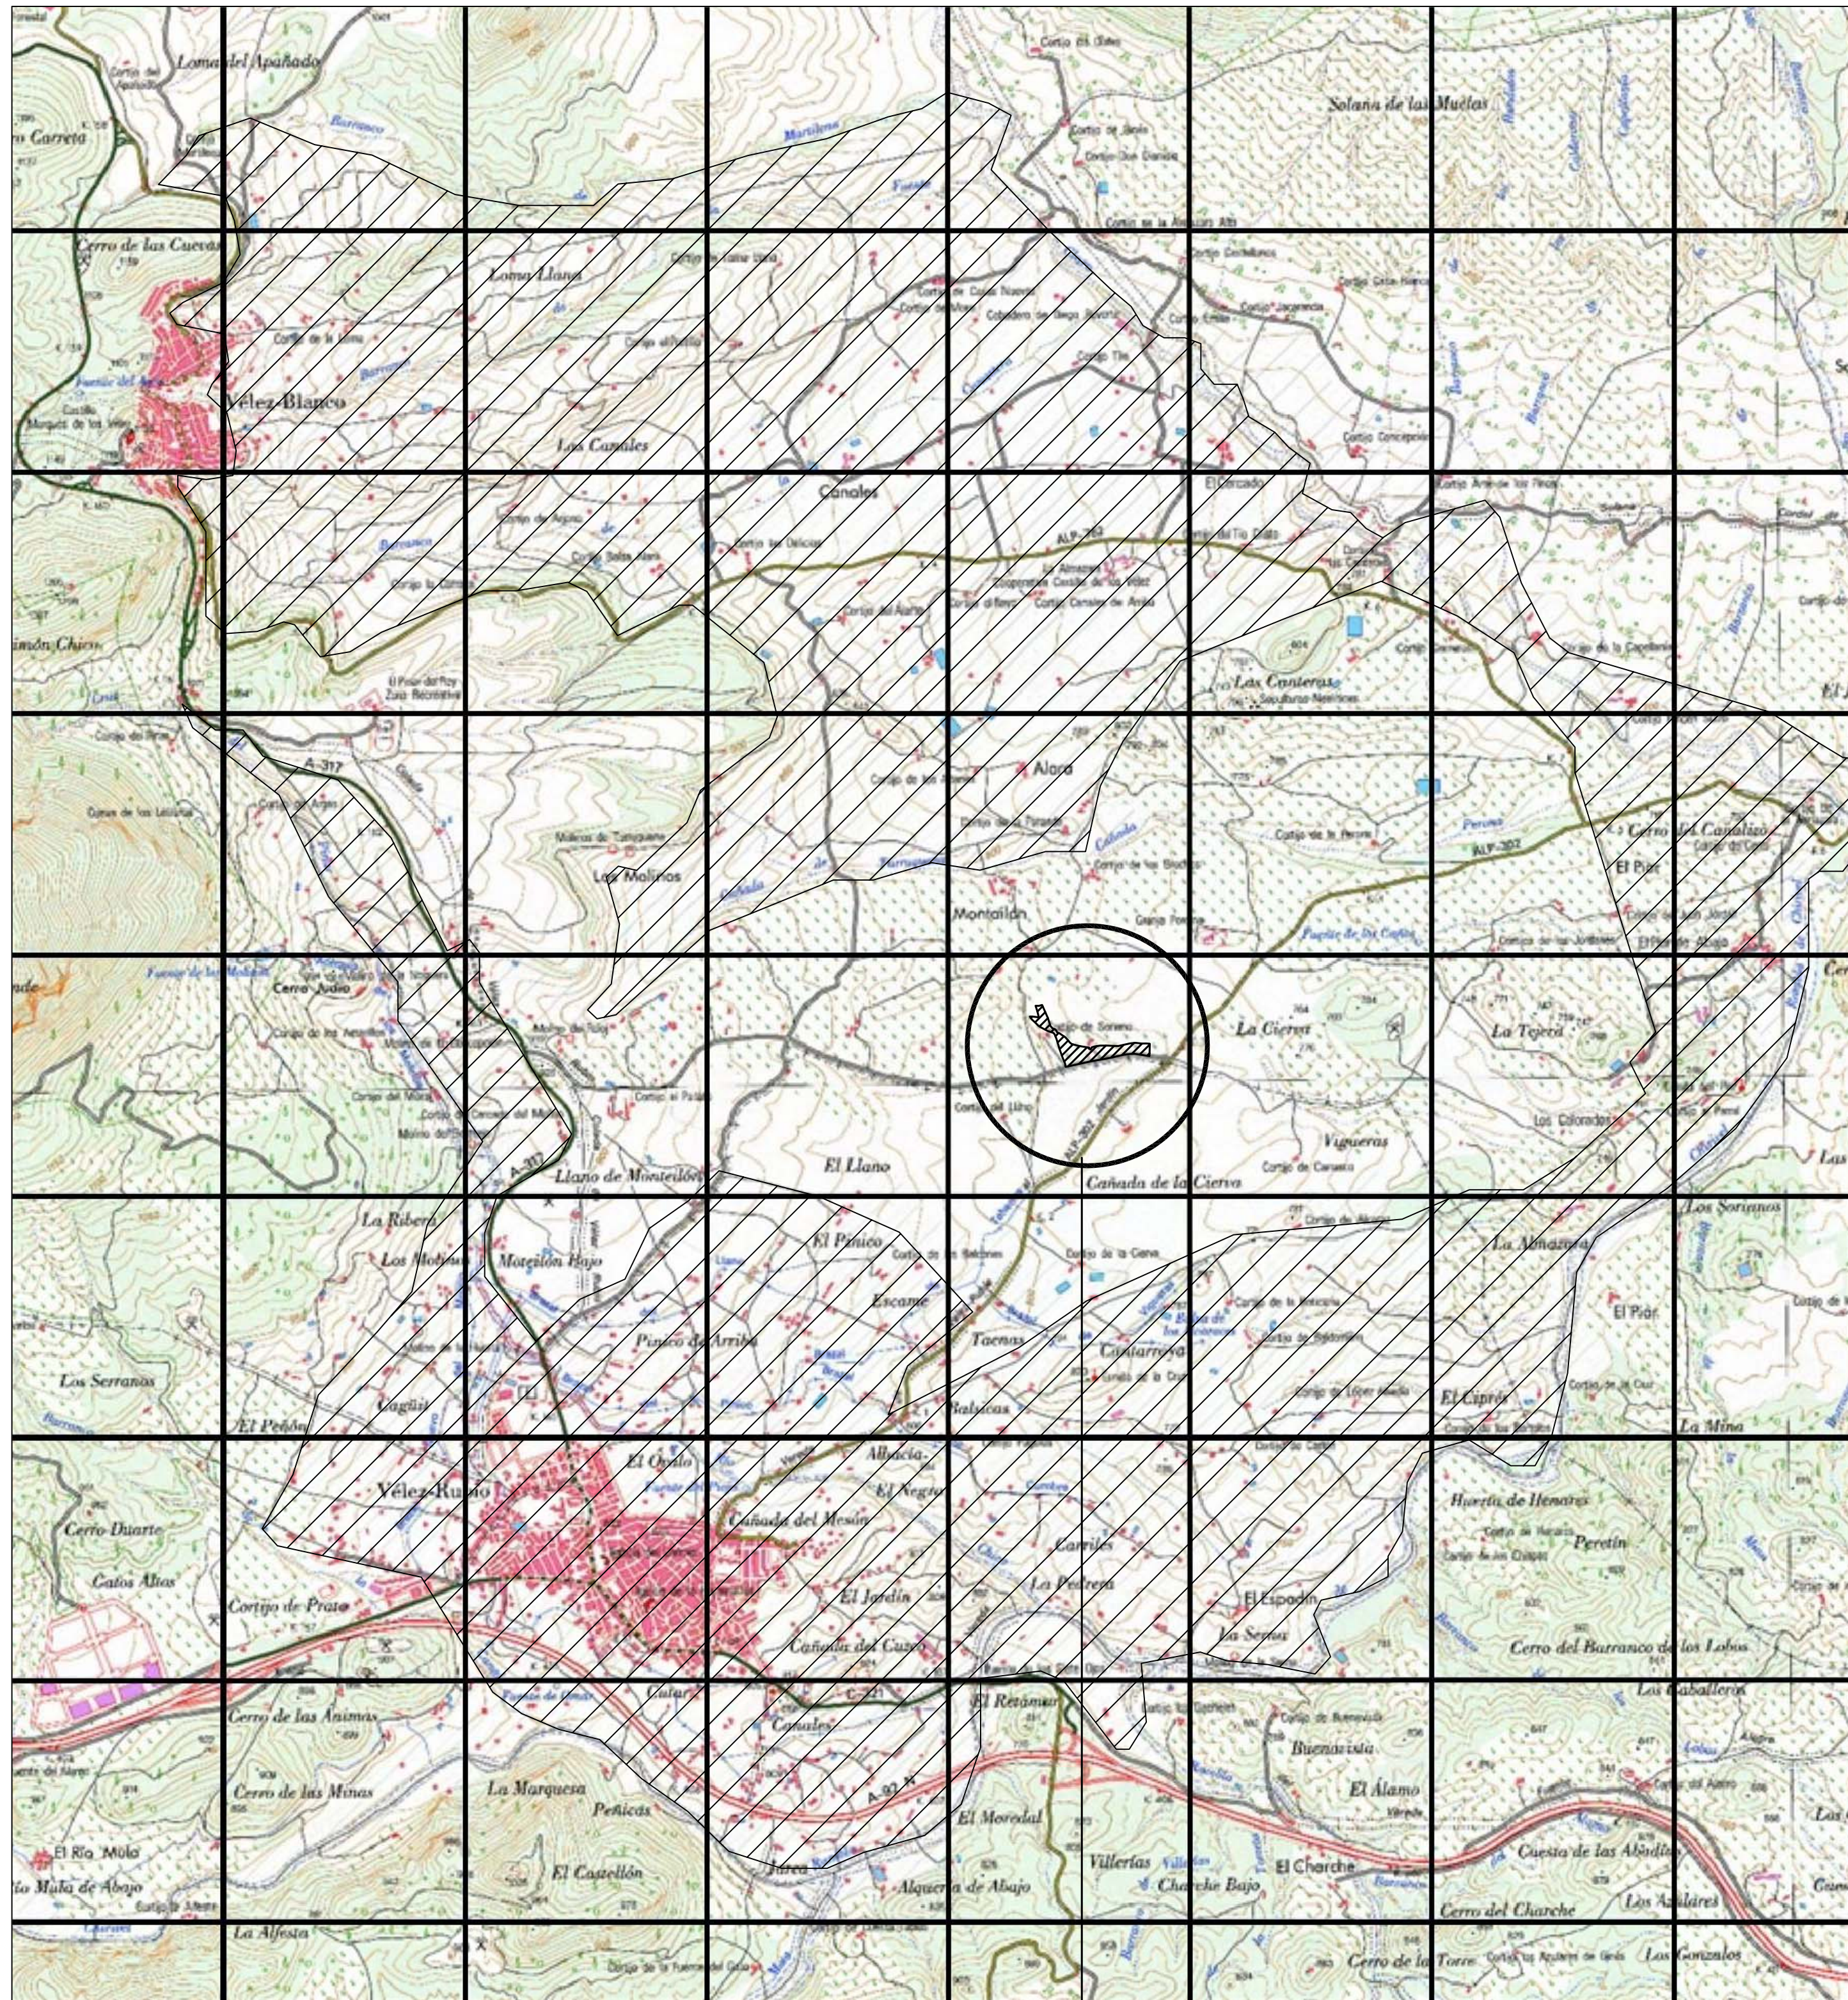

SITUACIÓN CON RESPECTO AL PLAN ESPECIAL DE PROTECCIÓN DEL MEDIO FÍSICO

 
E 1:20000




SUPERFICIE DE LA FINCA: 28.084 m2
separación a linderos = > 25 metros.



ESTADO ACTUAL E 1:500






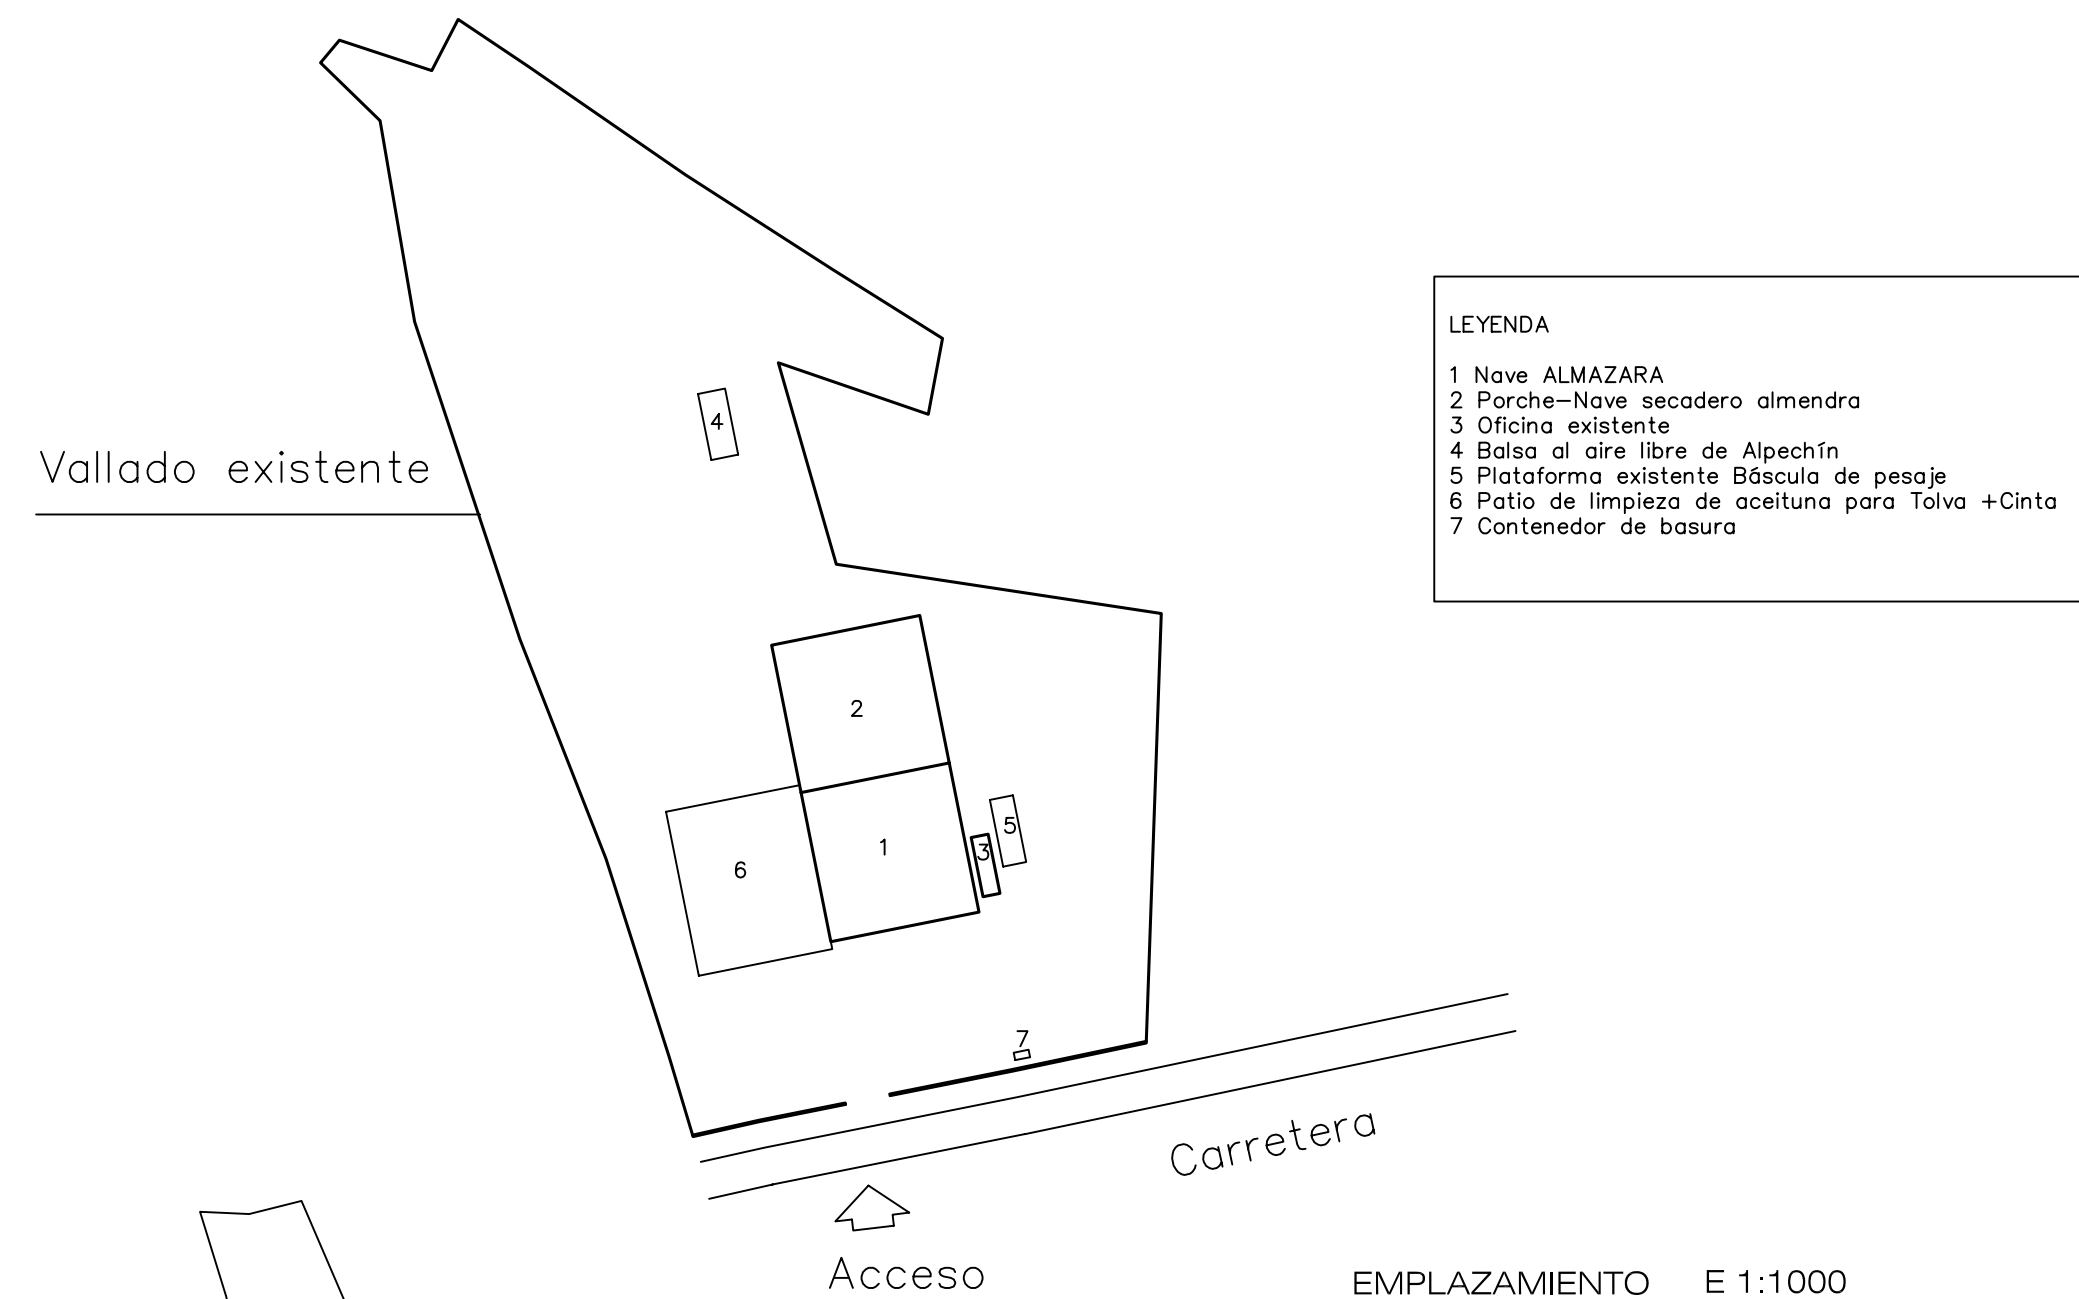


- LEYENDA
- 1 Nave ALMAZARA
 - 2 Porche-Nave secadero almendra
 - 3 Oficina existente
 - 4 Balsa al aire libre de Alpechín
 - 5 Plataforma existente Báscula de pesaje
 - 6 Patio de limpieza de aceituna para Tolva +Cinto
 - 7 Contenedor de basura

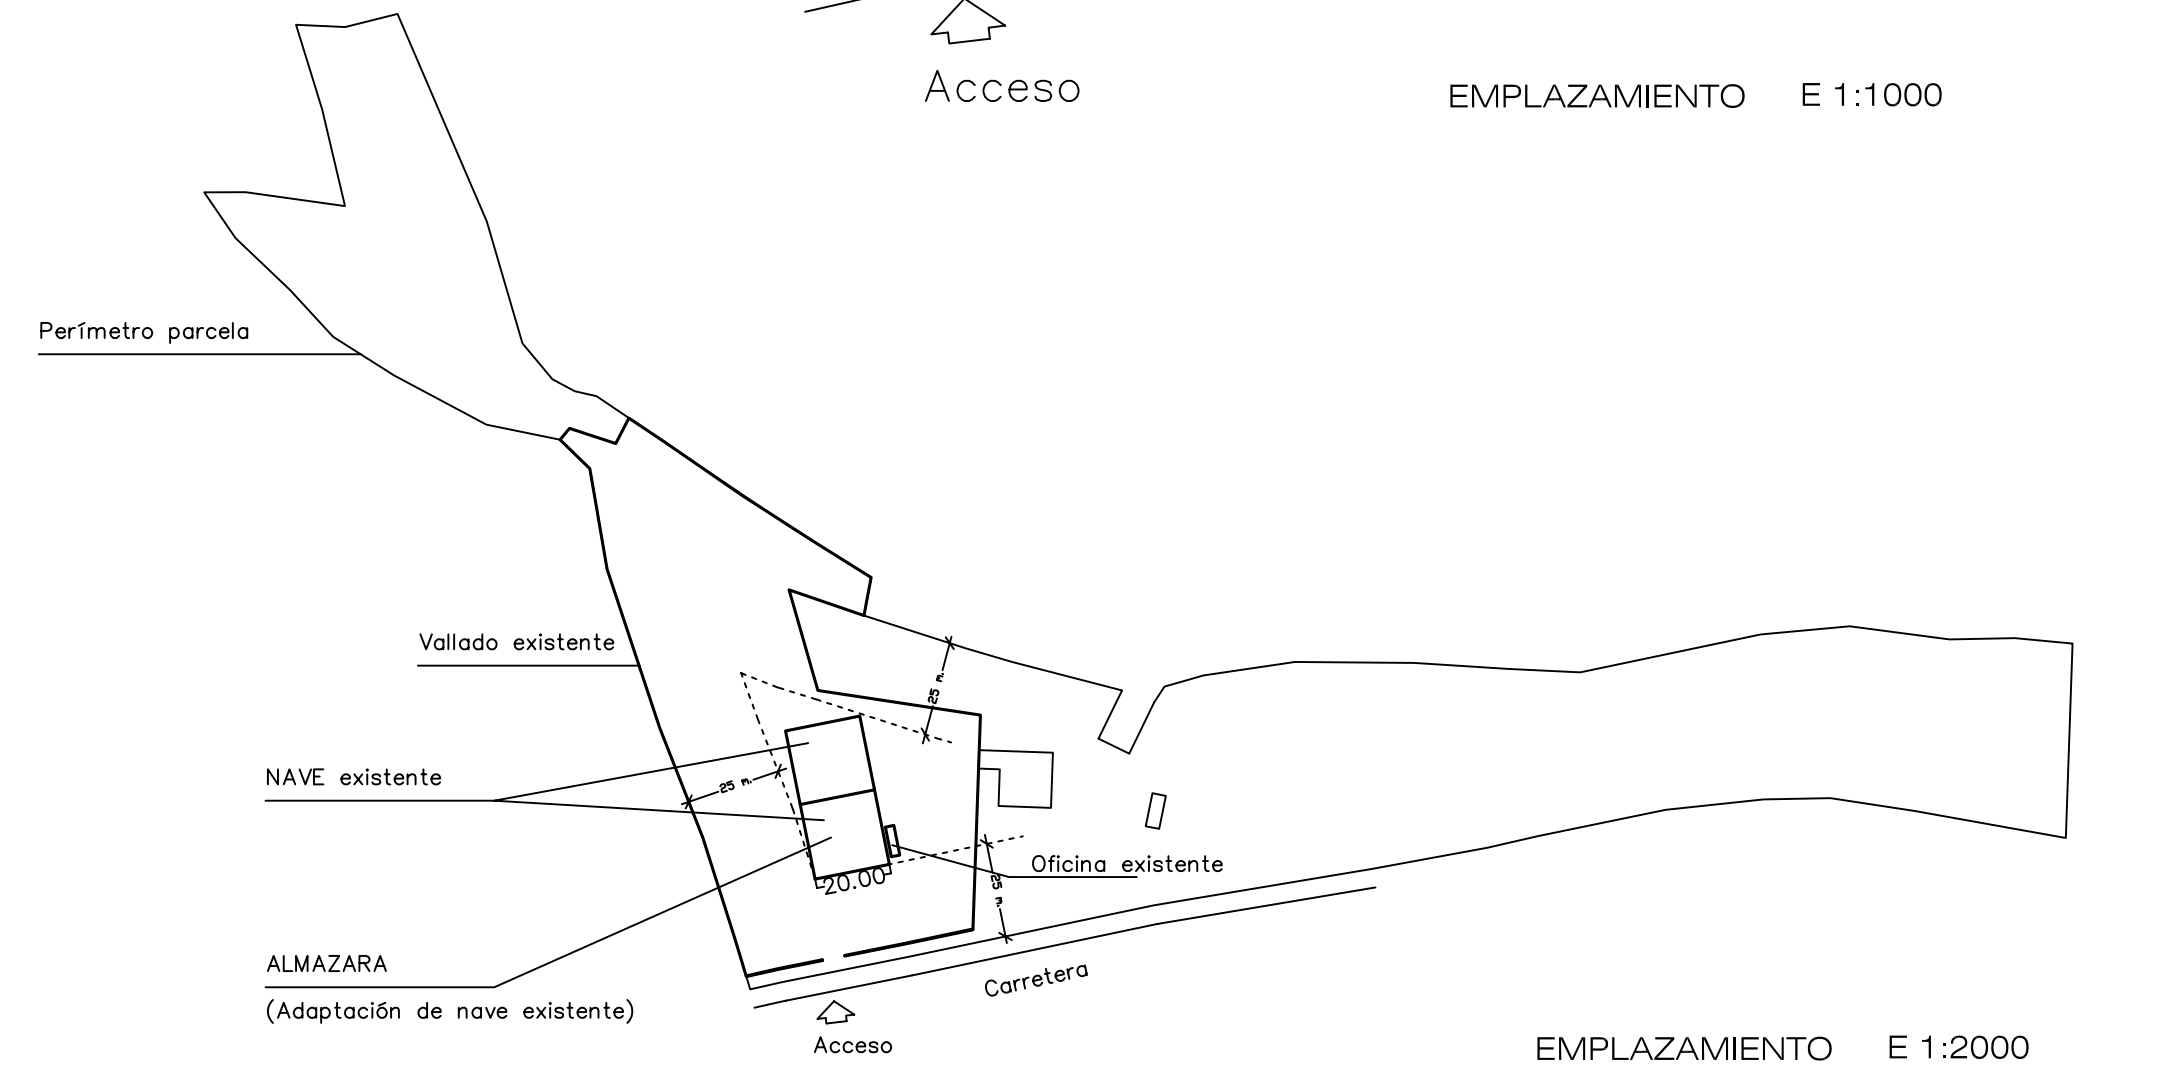

EMPLAZAMIENTO E 1:2000

PROYECTO de ACTIVIDAD de TRASLADO de ALMAZARA	
Paraje Fuente de Motallón , 04830 Vélez- Blanco (Almería)	fecha: Mayo/18
PROMOTOR D. Juan Ramón Robles Martínez	REF: C1802
SITUACIÓN PEMF CATASTRAL y Foto Aérea EMPLAZAMIENTO y Estado Actual	ESCALA E 1:20000 E 1:5000 E 1:2000/ E 1:500
ARQUITECTO: D. SANTIAGO L. BALLESTEROS NAVARRO C/ Carril nº 50. VÉLEZ-RUBIO (Almería) Tlfs: 950-614017; 679-167443	PLANO NUM. 1 www.kvarquitectura.es

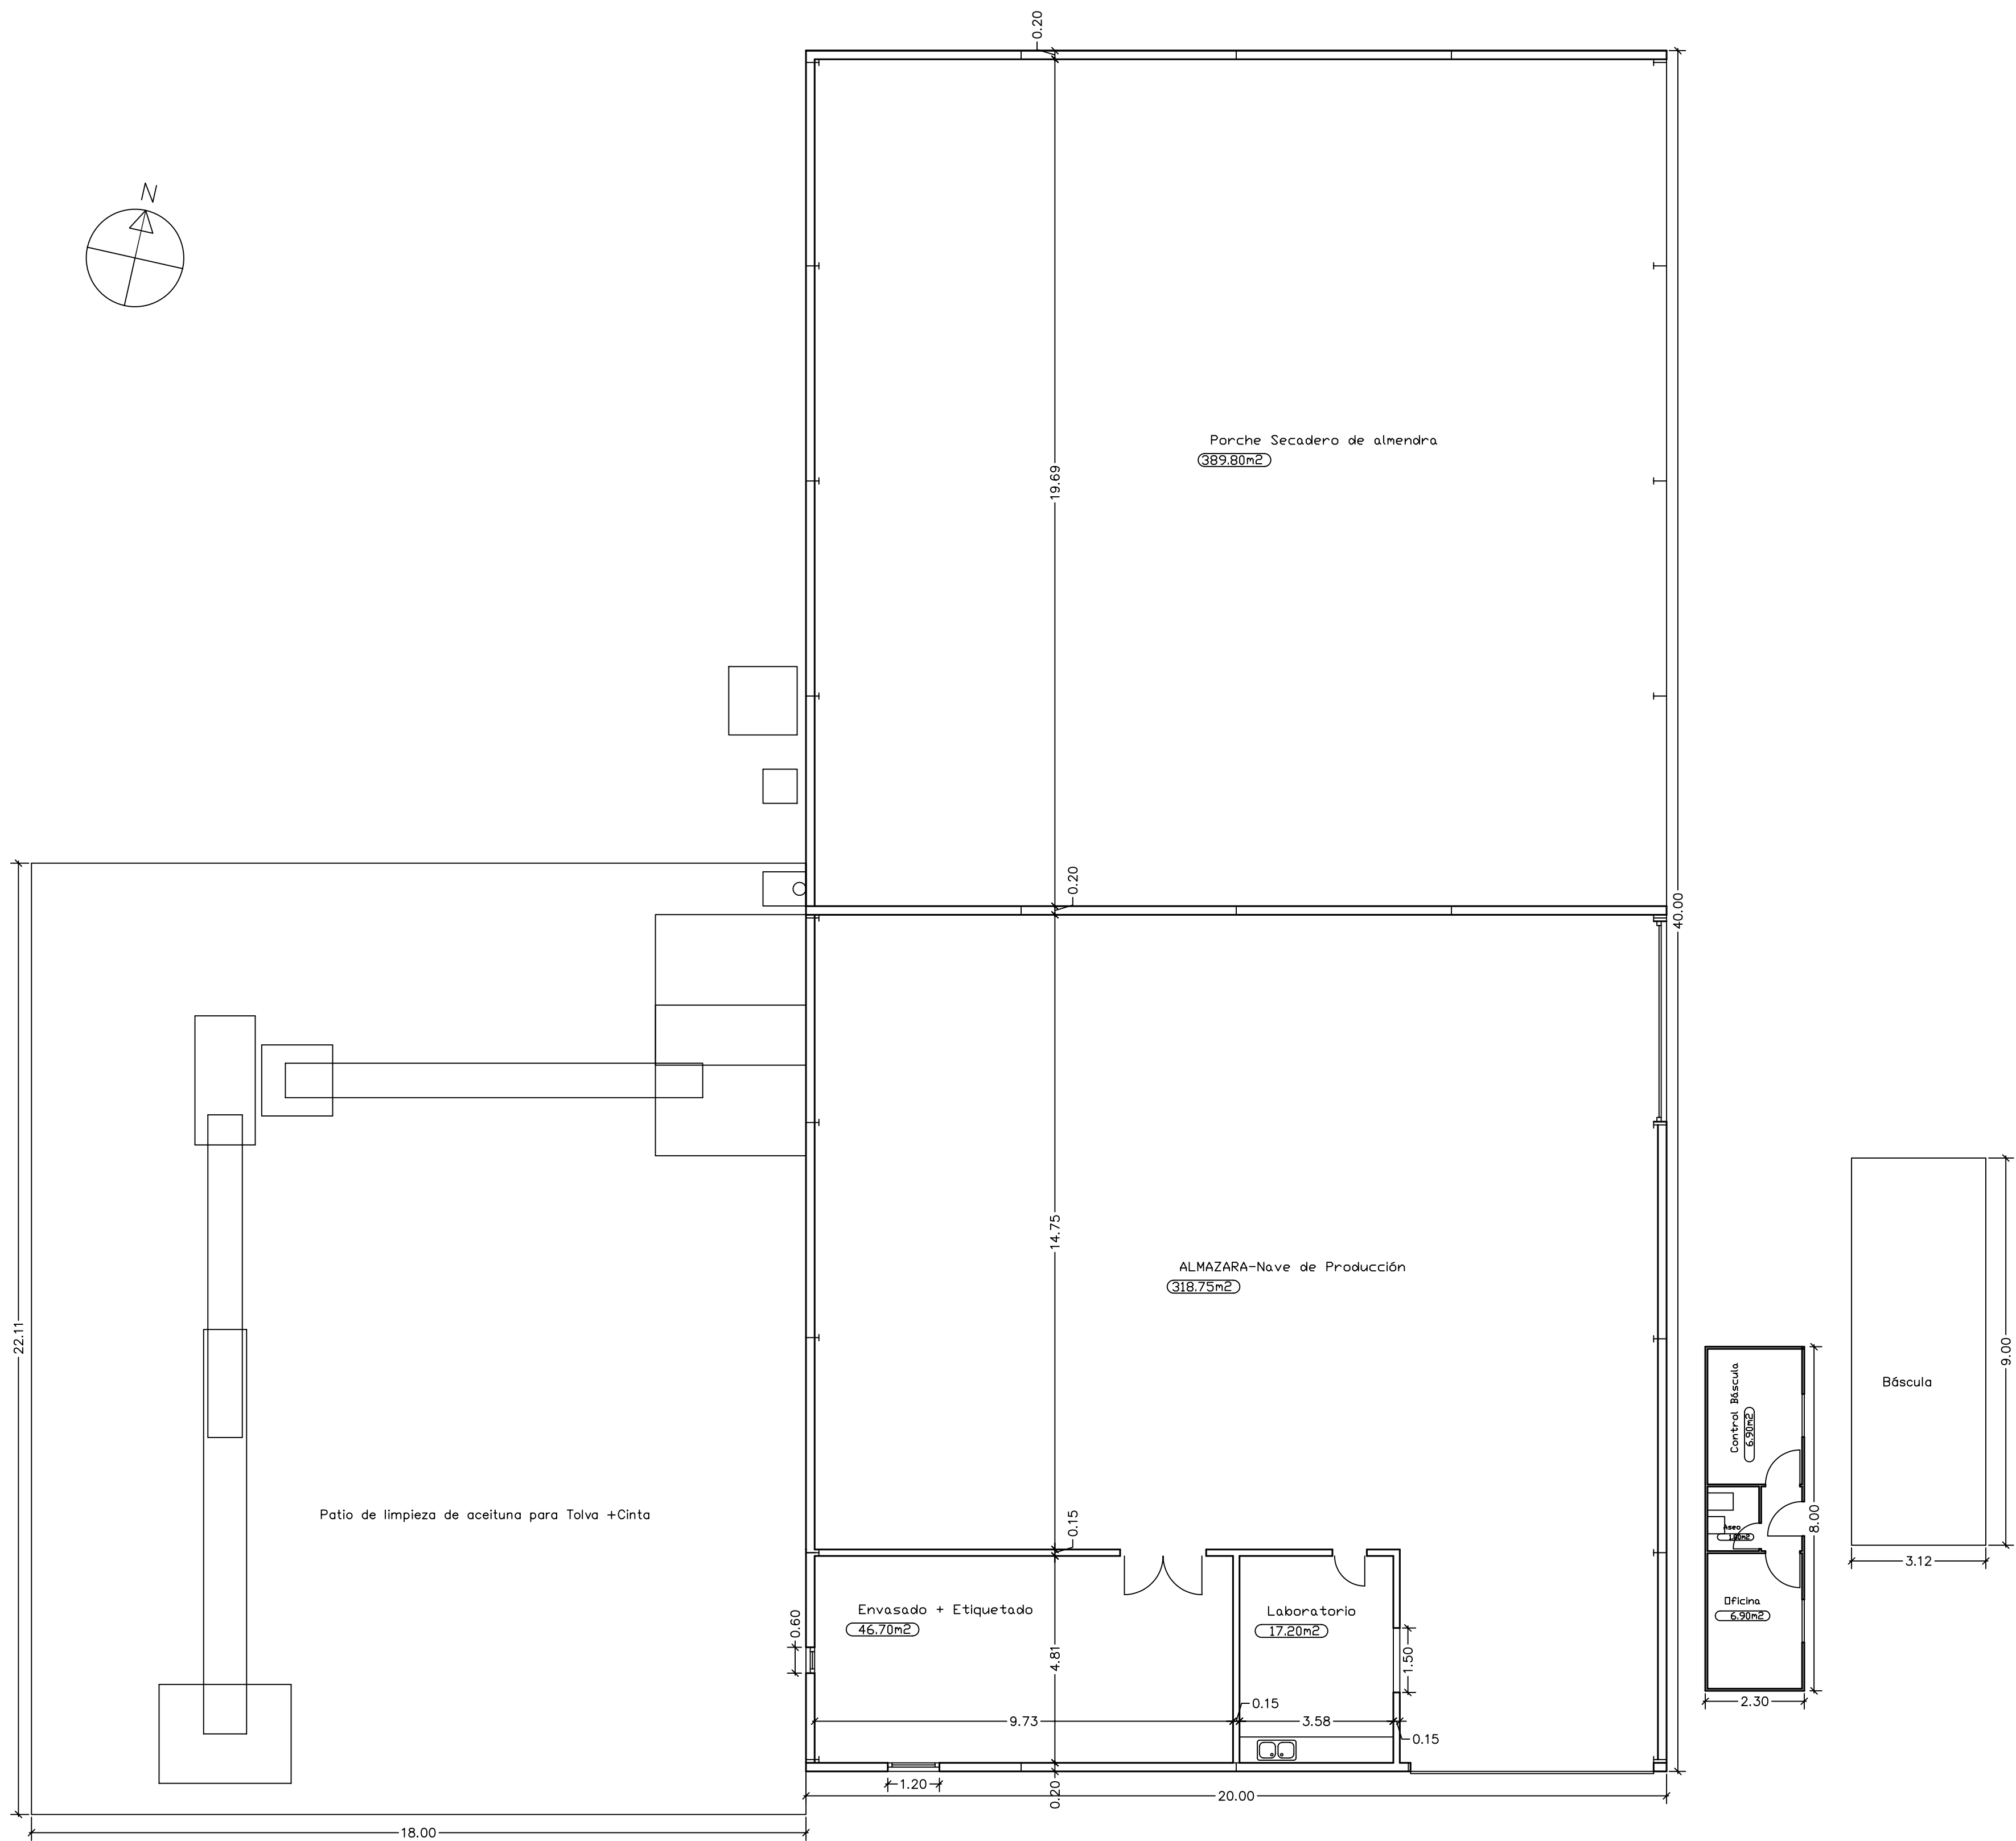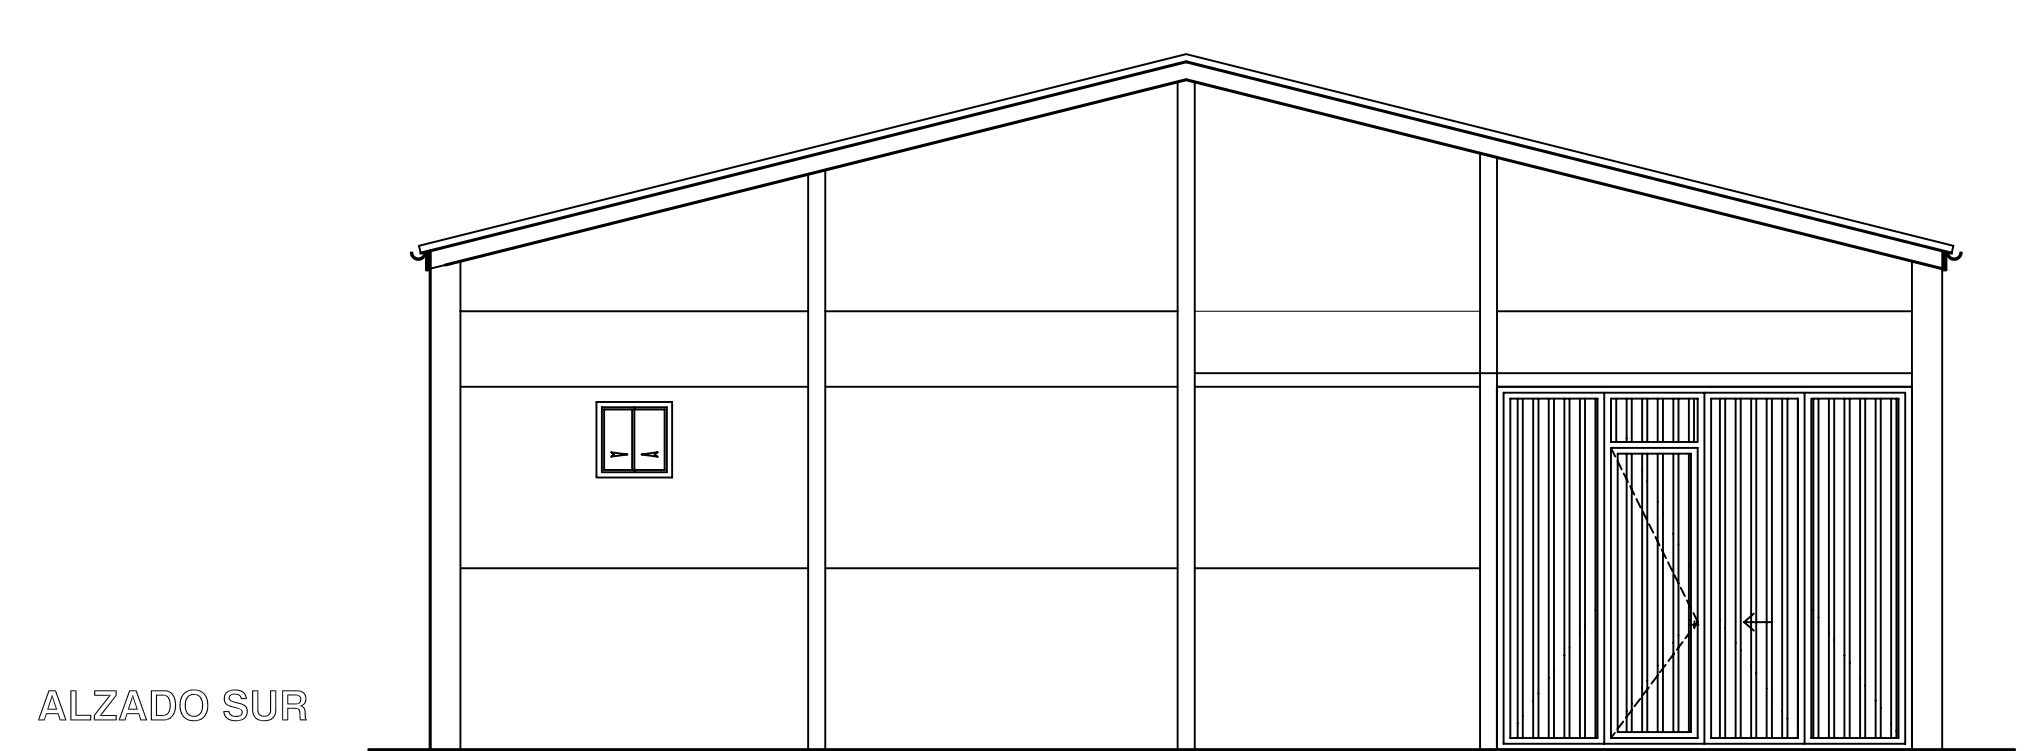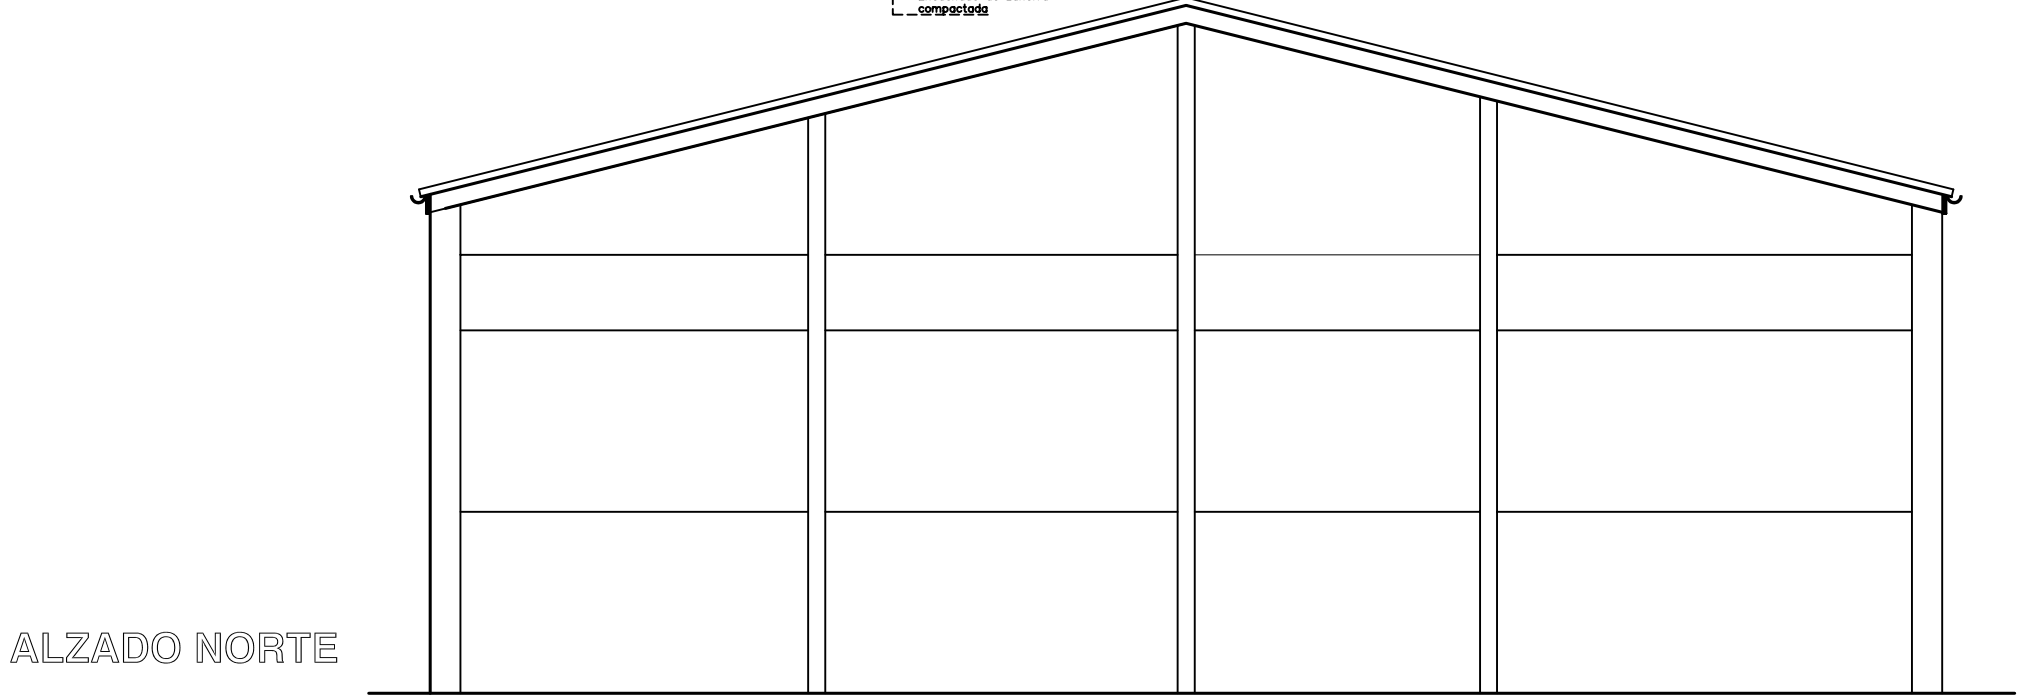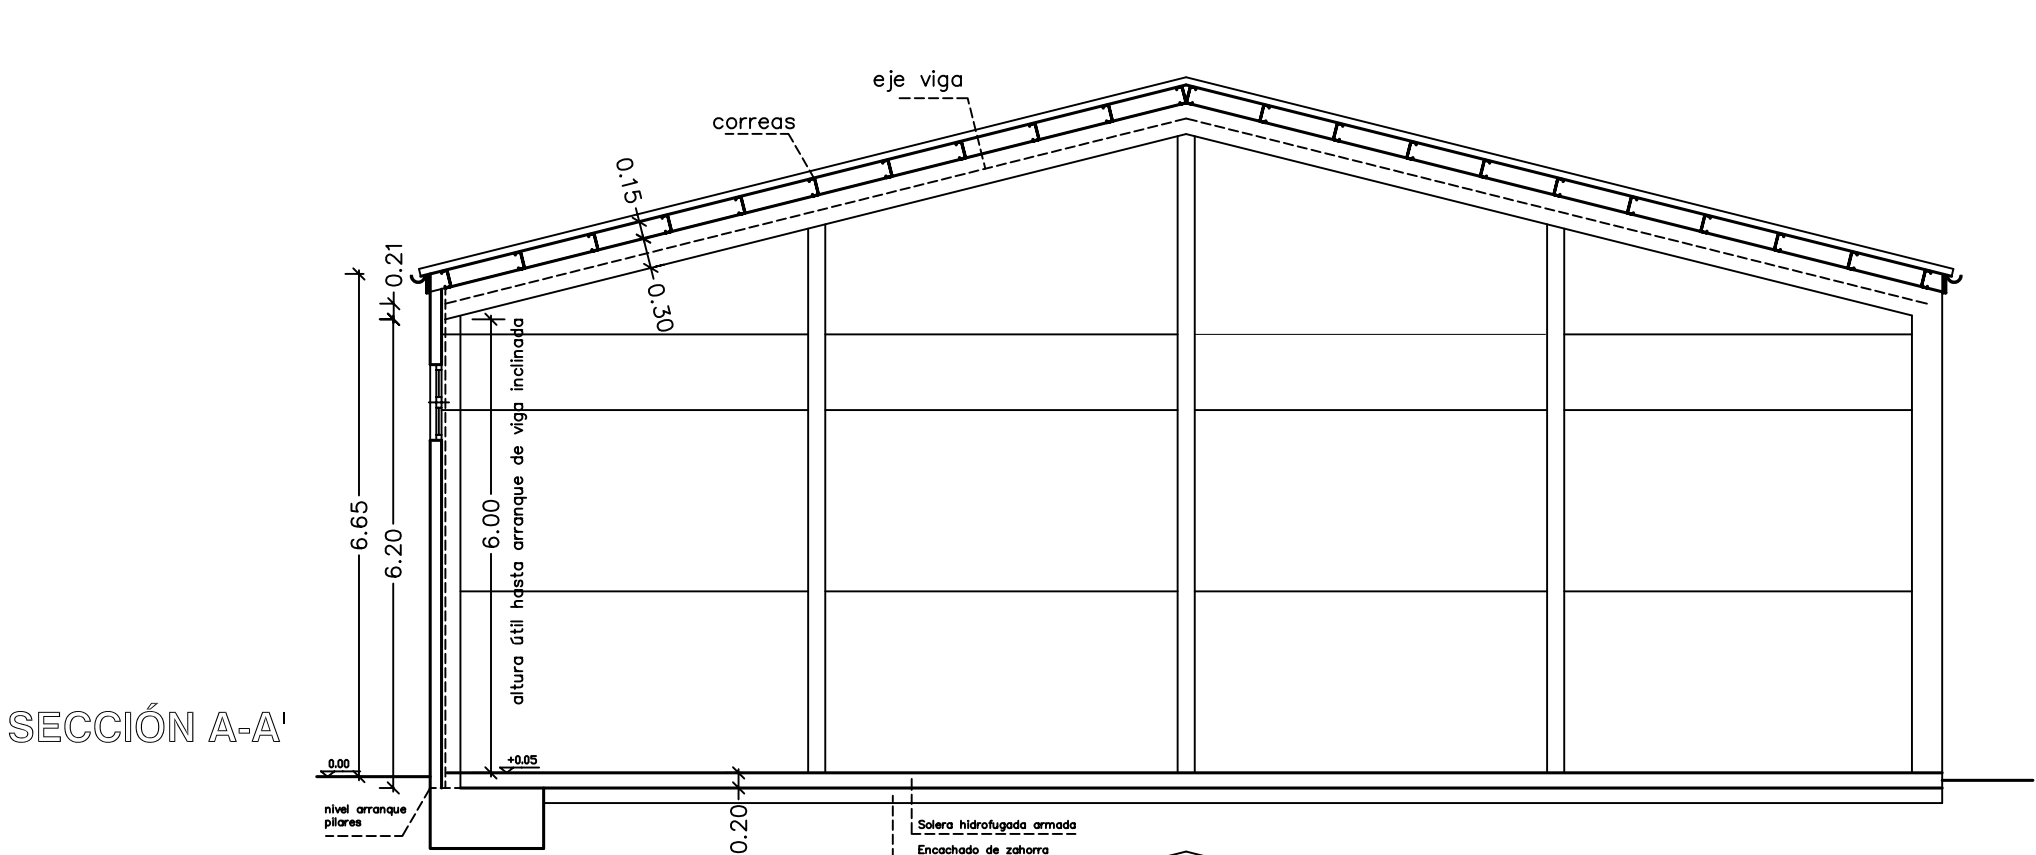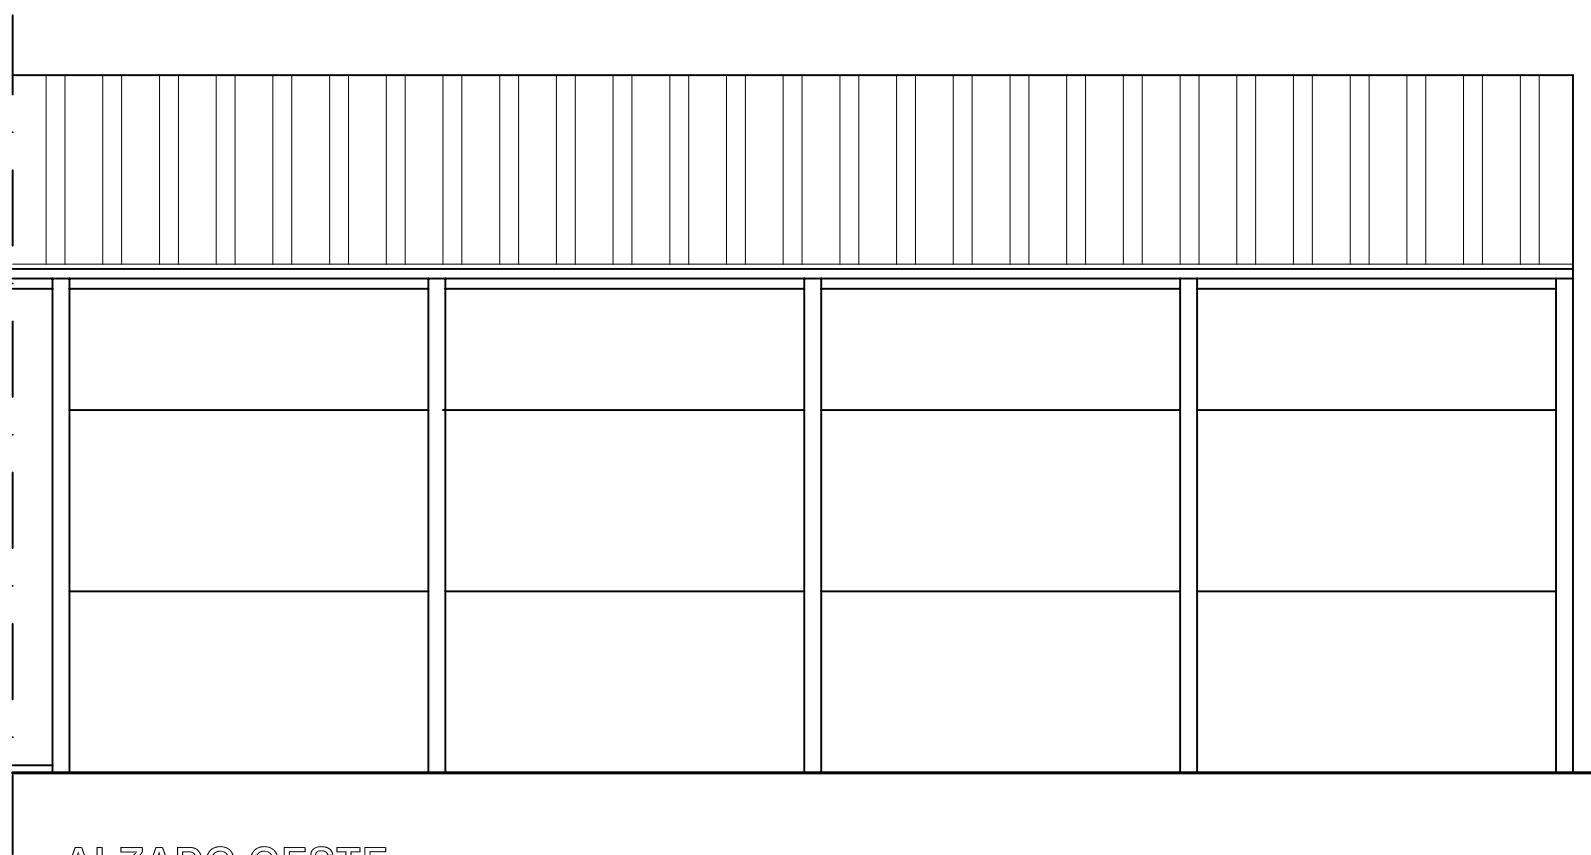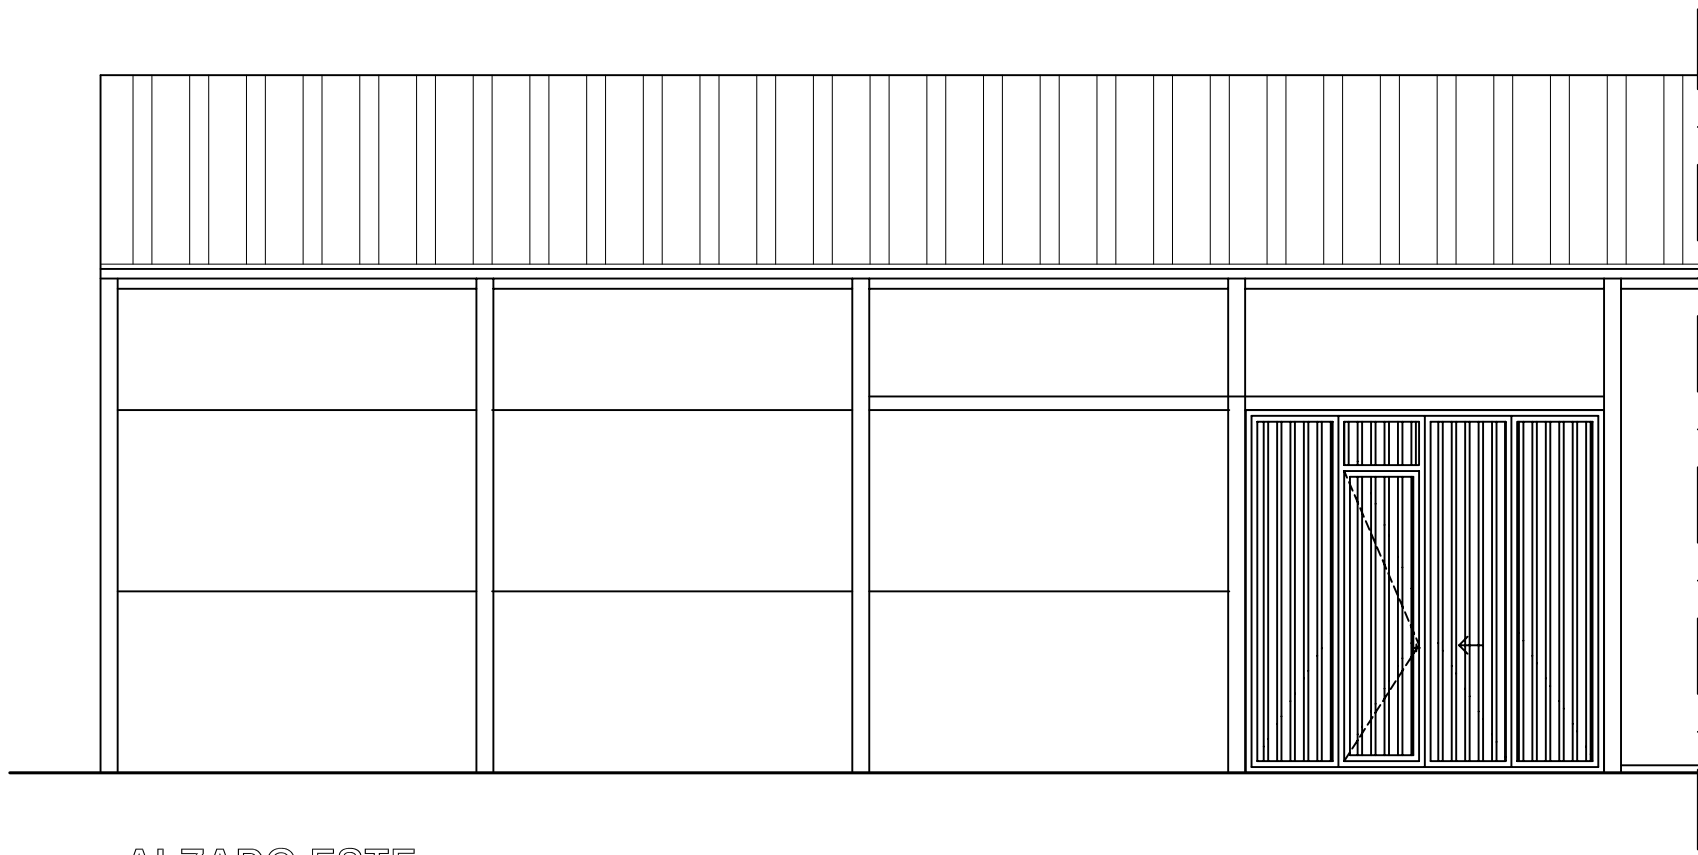

CUADRO DE SUPERFICIES		
Sup. Existentes	sup útil m2	sup const. m2
ALMAZARA	382.65	402
Porche Secadero de almendra	389.80	399.40
Oficina	15.60	18.40
TOTAL m2	788.05	819.80

PROYECTO de ACTIVIDAD de TRASLADO de ALMAZARA

Paraje Fuente de Matailón , 04830 Vélez- Blanco (Almería)

PROMOTOR D. Juan Ramón Robles Martínez

fecha: Mayo/18

REF: C1802

PLANTA BAJA/ Distribución Cotas y Superficies

ESCALA 1:100


2 PLANO NUM.

ARQUITECTO: D. SANTIAGO L. BALLESTEROS NAVARRO

C/ Caril nº 50. VÉLEZ-RUBIO (Almería)



TLFS: 950-614017; 679-167443

www.kvarquitectura.es


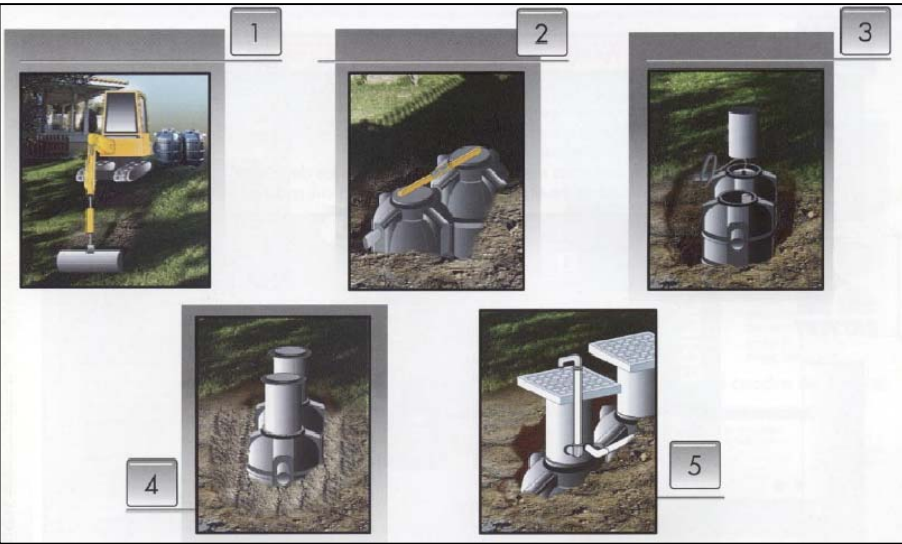


Montaje soterrado en terreno

FOSAS SEPTICAS, DECANTADOR – DIGESTOR + FILTRO BIOLÓGICO

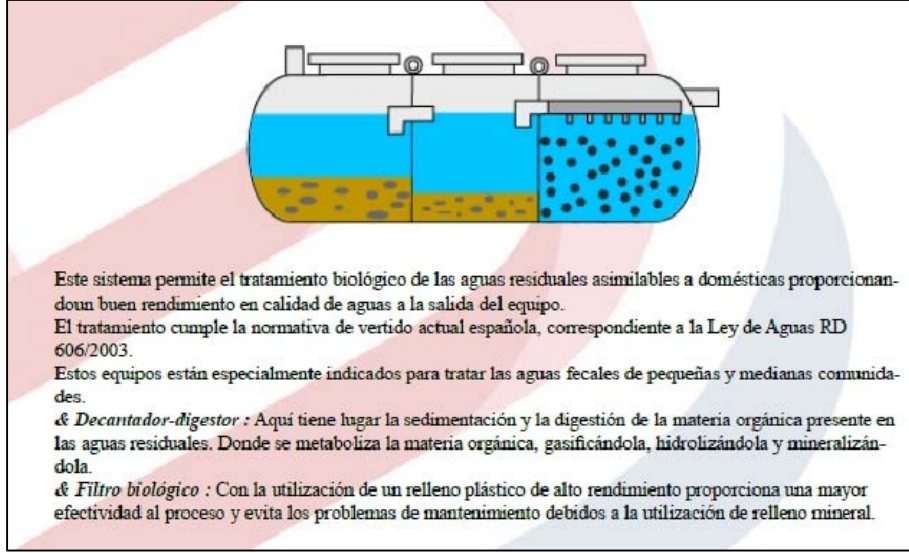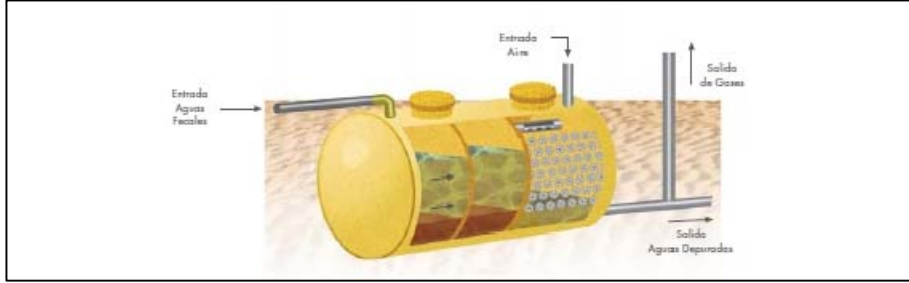


Este sistema permite el tratamiento biológico de las aguas residuales asimilables a domésticas proporcionando buen rendimiento en calidad de aguas a la salida del equipo.
El tratamiento cumple la normativa de vertido actual española, correspondiente a la Ley de Aguas RD 696/2003.
Estos equipos están especialmente indicados para tratar las aguas fecales de pequeñas y medianas comunidades.
El Decantador-Digestor: Aquí tiene lugar la sedimentación y la digestión de la materia orgánica presente en las aguas residuales. Donde se metaboliza la materia orgánica, gasificándola, hidrolizándola y mineralizándola.
El Filtro biológico: Con la utilización de un relleno plástico de alto rendimiento proporciona una mayor efectividad al proceso y evita los problemas de mantenimiento debidos a la utilización de relleno mineral.

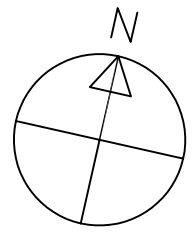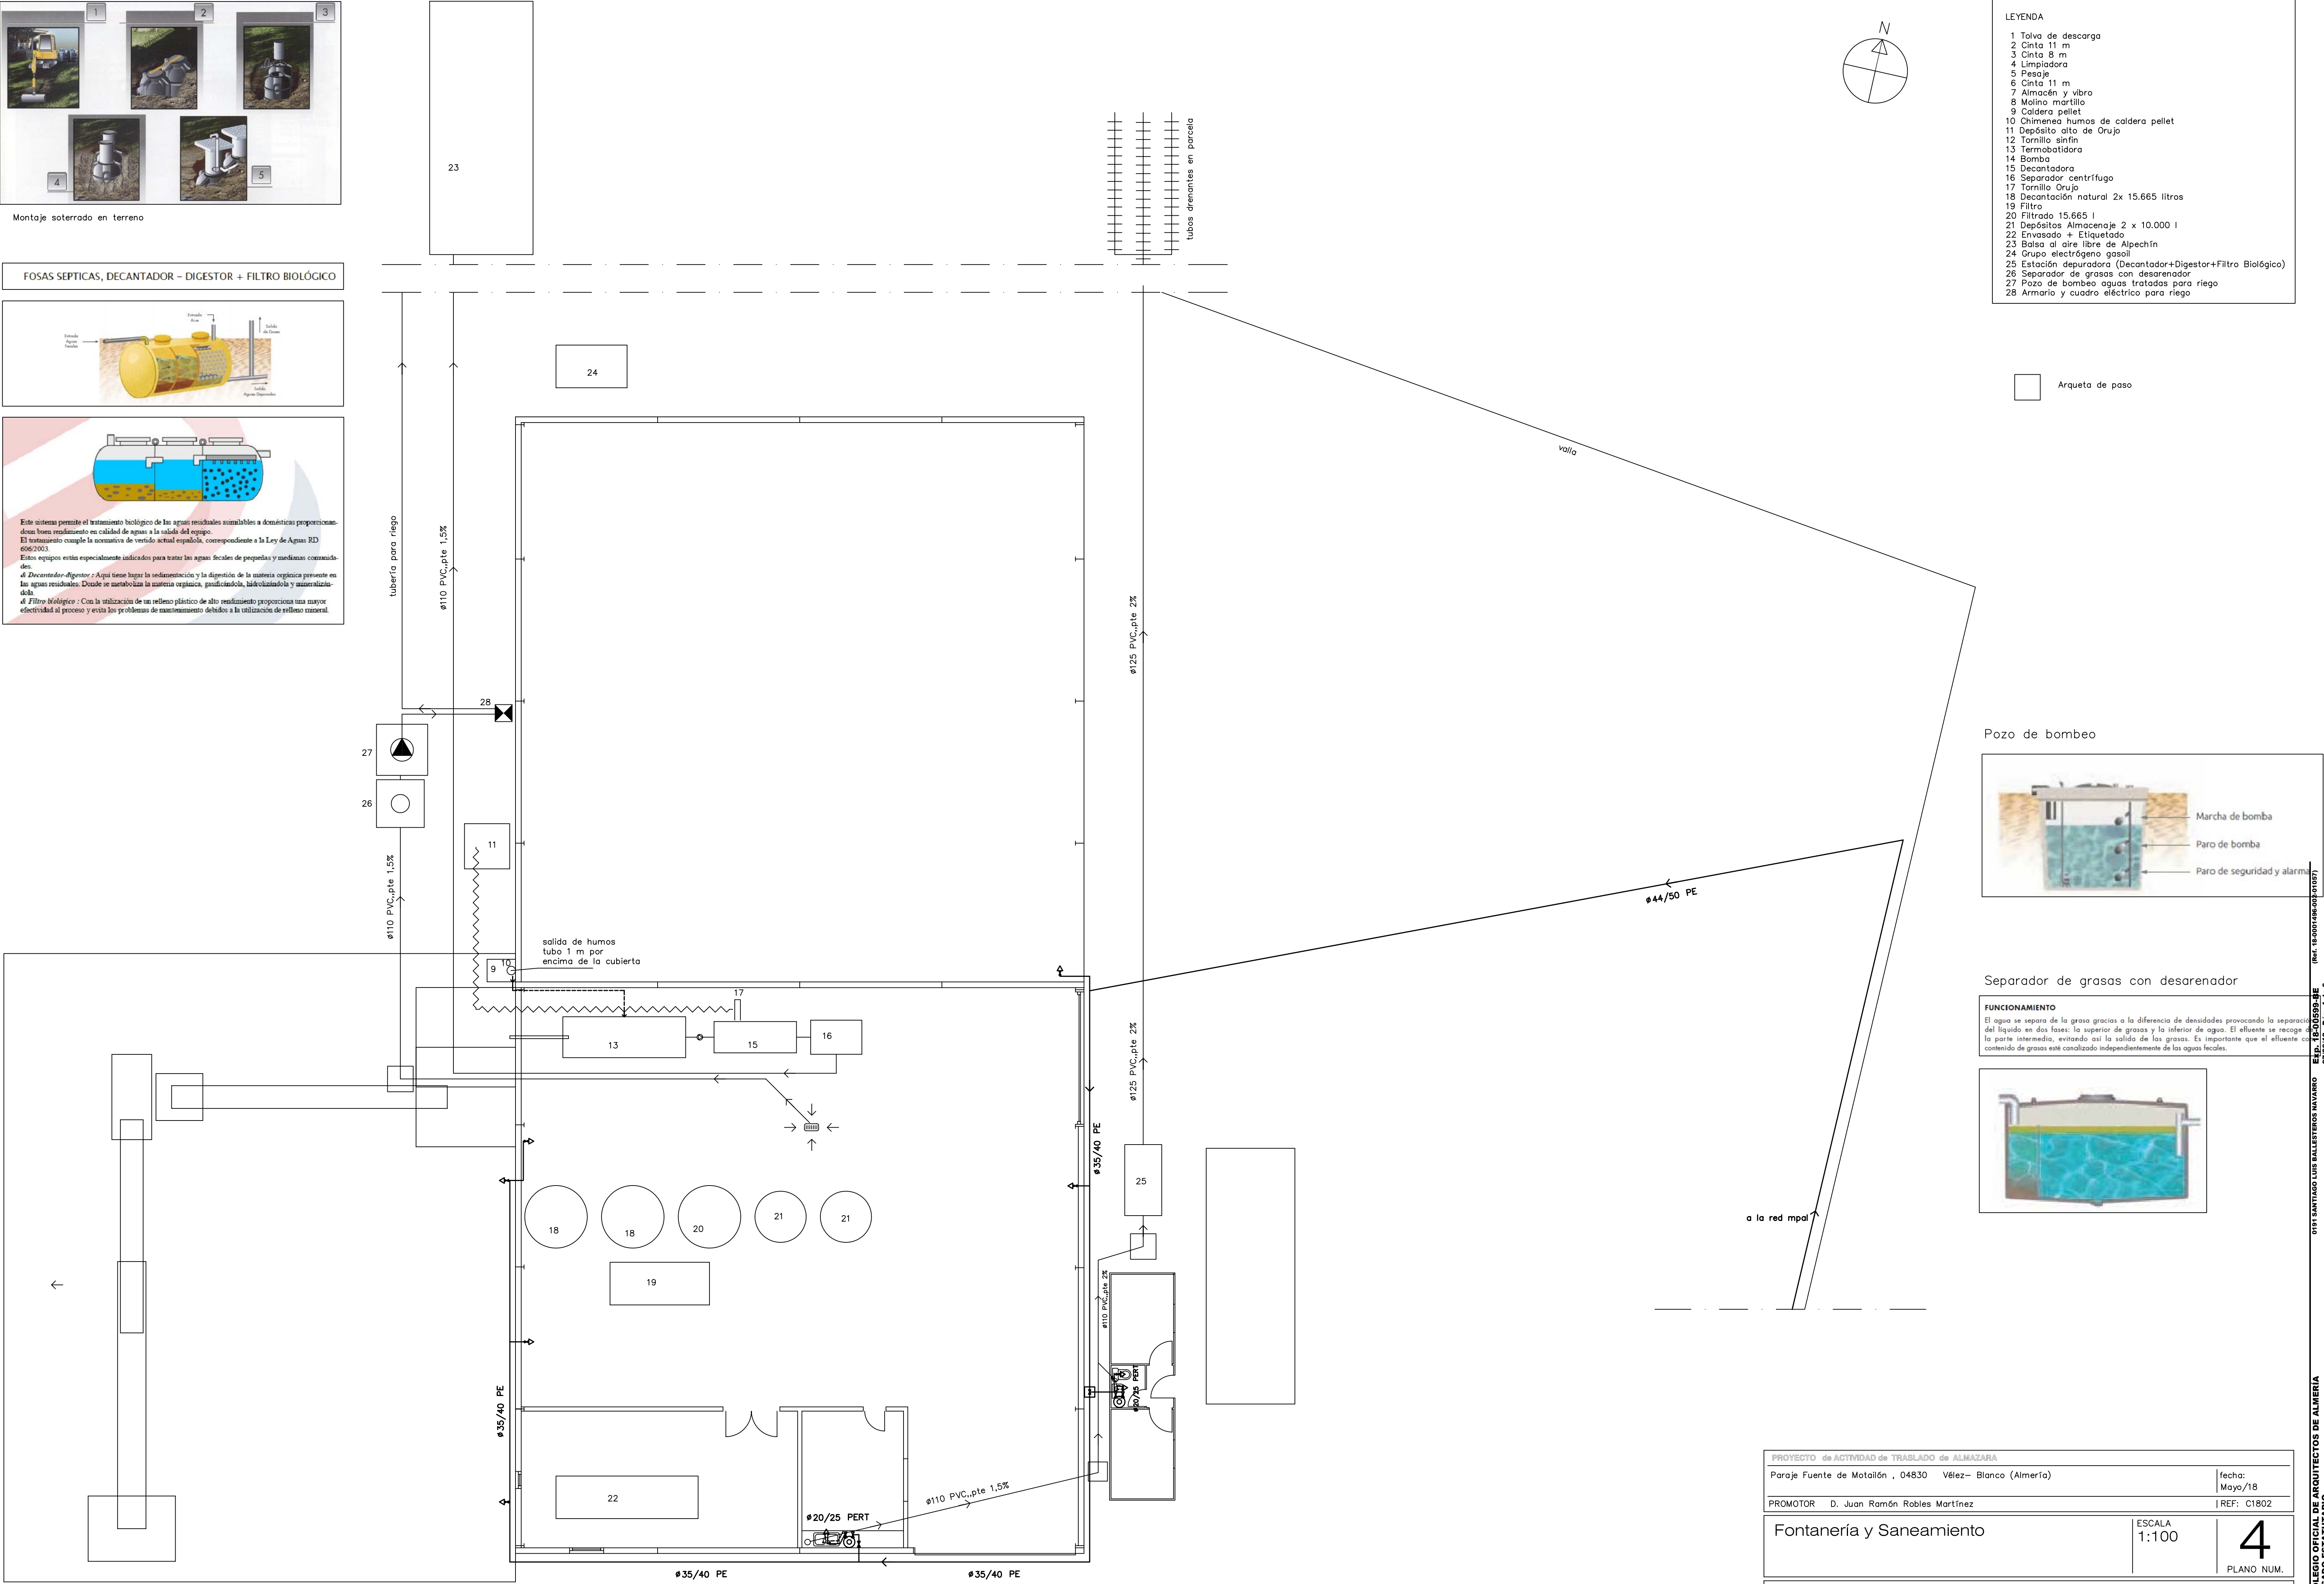

- LEYENDA
- 1 Talva de descarga
 - 2 Cinta 11 m
 - 3 Cinta 8 m
 - 4 Limpiadora
 - 5 Pesaje
 - 6 Cinta 11 m
 - 7 Almacén y vibro
 - 8 Molino martillo
 - 9 Caldera pellet
 - 10 Chimenea humos de caldera pellet
 - 11 Depósito alto de Orujo
 - 12 Tornillo sin fin
 - 13 Termobatódora
 - 14 Bomba
 - 15 Decantadora
 - 16 Separador centrífugo
 - 17 Tornillo Orujo
 - 18 Decantación natural 2x 15.665 litros
 - 19 Filtro
 - 20 Filtroado 15.665 l
 - 21 Depósitos Almacenaje 2 x 10.000 l
 - 22 Envasado + Etiquetado
 - 23 Balsa al aire libre de Alpechín
 - 24 Grupo electrógeno gasoil
 - 25 Estación depuradora (Decantador+Digestor+Filtro Biológico)
 - 26 Separador de grasas con desarenador
 - 27 Pozo de bombeo aguas tratadas para riego
 - 28 Armario y cuadro eléctrico para riego


Arqueta de paso

Pozo de bombeo

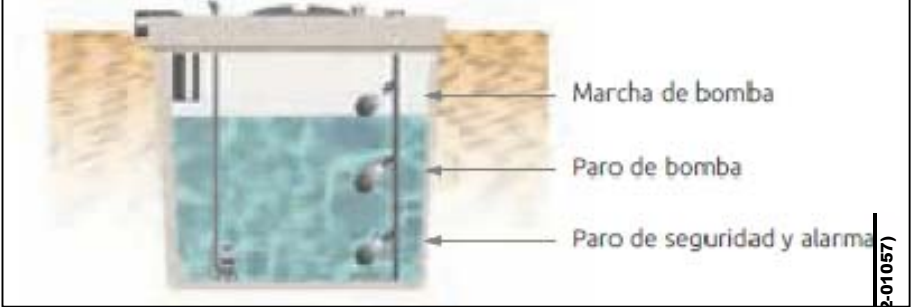

Separador de grasas con desarenador

FUNCIONAMIENTO
El agua se separa de la grasa gracias a la diferencia de densidades provocando la separación del líquido en dos fases: la superior de grasas y la inferior de agua. El efluente se recoge en la parte intermedia, evitando así la salida de las grasas. Es importante que el efluente no contenga contenido de grasas este canalizado independientemente de las aguas fecales.

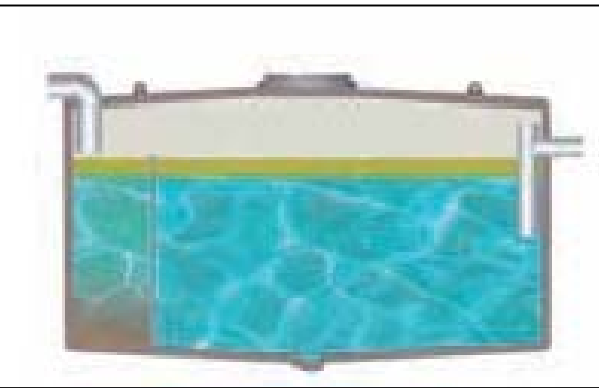



PROYECTO de ACTIVIDAD de TRASLADO de ALMAZARA	
Paraje Fuente de Matailón , 04830 Vélez- Blanco (Almería)	fecha: Mayo/18
PROMOTOR D. Juan Ramón Robles Martínez	REF: C1802
Fontanería y Saneamiento	ESCALA 1:100
ARQUITECTO: D. SANTIAGO L. BALLESTEROS NAVARRO C/ Canil nº 50. VÉLEZ-RUBIO (Almería) Tlfs: 950-614017; 679-167443	4 PLANO NUM.




Figura 2.1.1: Descripción general del grupo

1	Puerta de acceso para el mantenimiento	4	Puerta de acceso para el control de comando
2	Anillo de elevación	5	Puerta de acceso para la conexión de potencia
3	Pasos de horquillas	6	Bornas de vaciado del aceite

TIPO GRUPO ELECTRÓGENO GASOIL
Dispondrá de toma a tierra

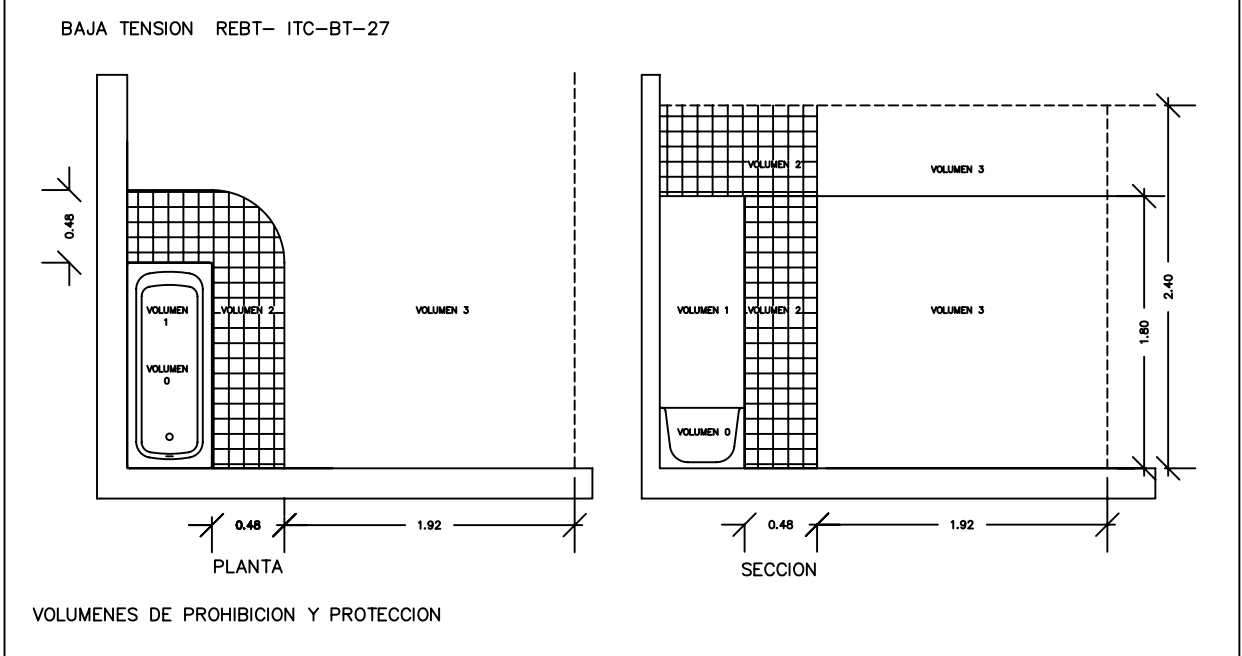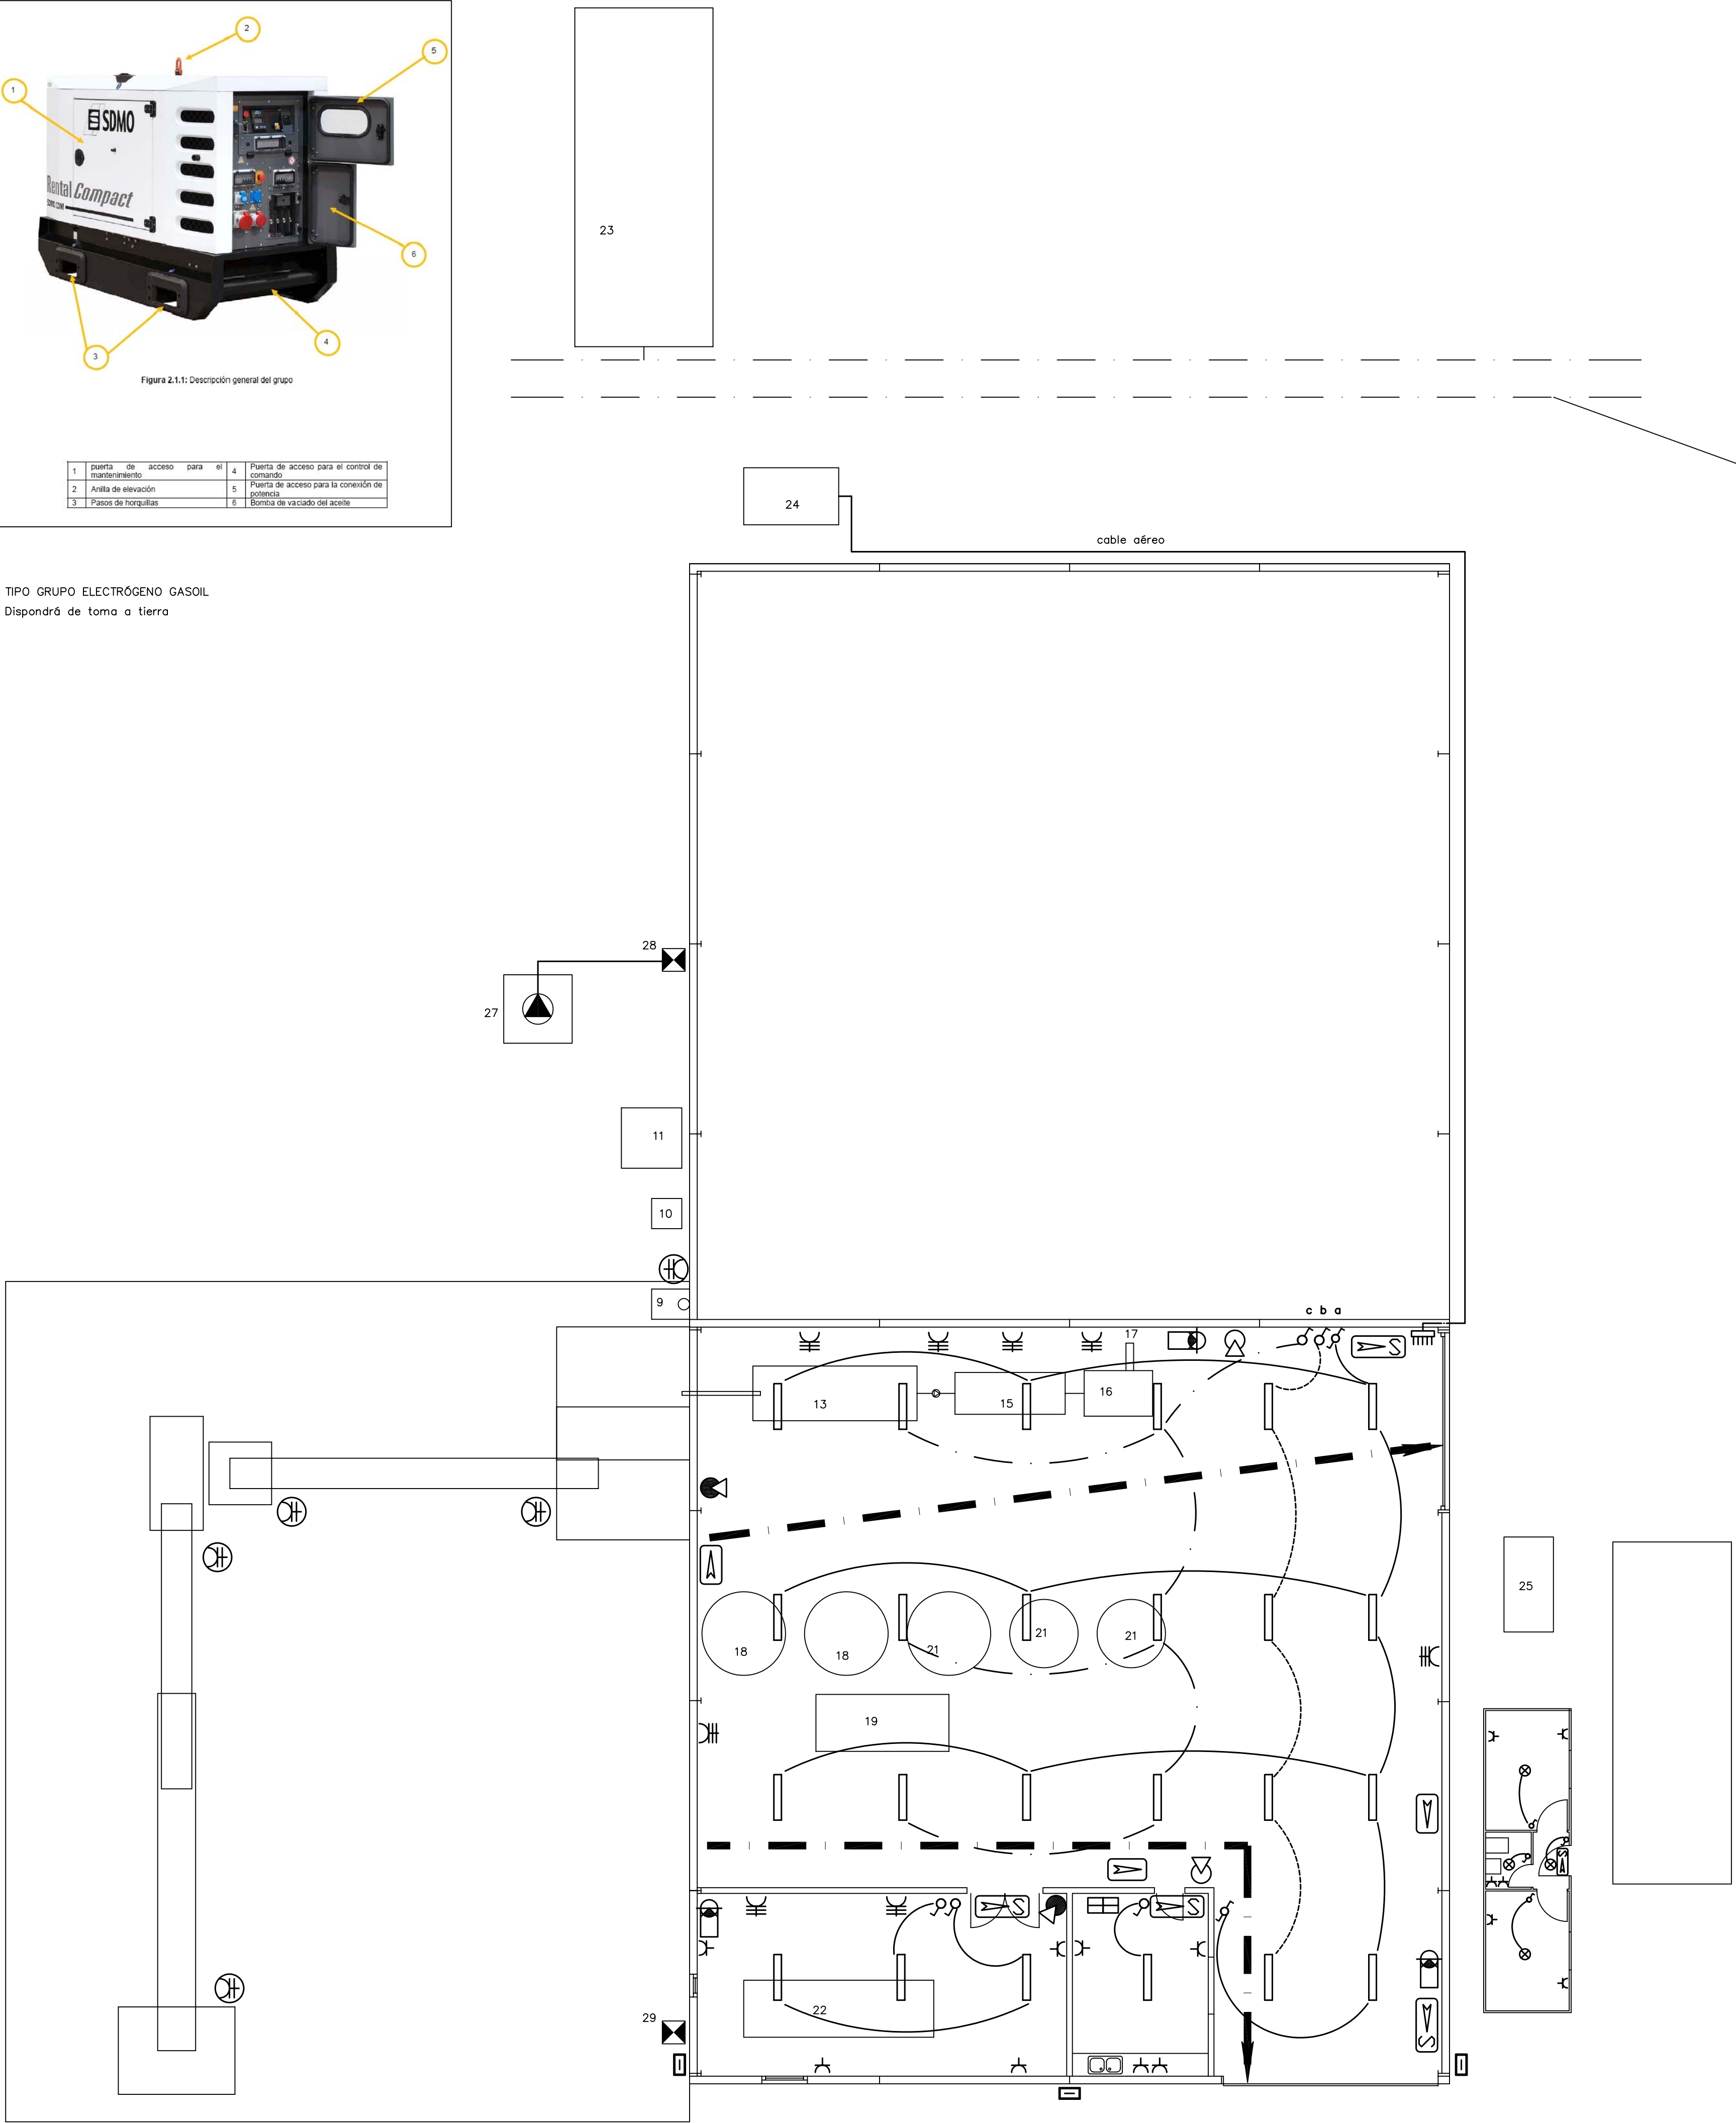

- LEYENDA
- 1 Tolva de descarga
 - 2 Cinta 11 m
 - 3 Cinta 8 m
 - 4 Limpiadora
 - 5 Pesaje
 - 6 Cinta 11 m
 - 7 Almacén y vibro
 - 8 Molino martillo
 - 9 Caldera pellet
 - 10 Chimenea humos de caldera pellet
 - 11 Depósito alto de Orujo
 - 12 Tornillo sinfin
 - 13 Termobridora
 - 14 Bomba
 - 15 Decantadora
 - 16 Separador centrífugo
 - 17 Tornillo Orujo
 - 18 Decantación natural 2x 15.665 litros
 - 19 Filtro
 - 20 Filtrado 15.665 l
 - 21 Depósitos Almacenaje 2 x 10.000 l
 - 22 Envasado + Etiquetado
 - 23 Balsa al aire libre de Alpechín
 - 24 Grupo electrógeno gasoil
 - 25 Estación depuradora (Decantador+Digestor+Filtro Biológico)
 - 26 Separador de grasas con desarenador
 - 27 Arqueta bombeo aguas tratadas para riego
 - 28 Armario y cuadro eléctrico para riego
 - 29 Armario y cuadro eléctrico para maquinaria

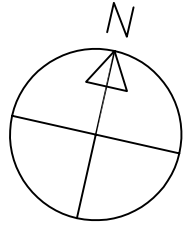

- ELECTRICIDAD
- ⊗ Punto de luz
 - ⌘ Aplique de pared
 - ⚡ Interruptor
 - ⚡ Conmutador
 - ⚡ Base de enchufe
 - ⚡ Base de enchufe de fuerza
 - ⚡ Base de enchufe de fuerza estanco
 - ▬ tubo LED T5 de 24 w/ 3.900 lm/ longitud 1,50 m
 - ☑ Iluminación exterior con Proyector LED de 100 w = 10.000 lm
 - ☑ Lámpara antinsectos

- CONTRA INCENDIOS
- ☑ Extintor portátil 21A-233B
 - ☑ Alumbrado de emergencia+ pictograma
 - ☑ Alumbrado de emergencia + Salida+ pictograma
 - ☑ Extintor portátil 50 Kg de CO2 sobre ruedas 21A-233B

Recorrido de evacuación

Botiquín de 1º auxilios

PROYECTO de ACTIVIDAD de TRASLADO de ALMAZARA	
Paraje Fuente de Metañón , 04830 Vélez- Blanco (Almería)	fecha: Mayo/18
PROMOTOR D. Juan Ramón Robles Martínez	REF: C1802
Electricidad y Contraincendios	ESCALA 1:100
ARQUITECTO: D. SANTIAGO L. BALLESTEROS NAVARRO C/ Carril nº 50. VÉLEZ-RUBIO (Almería) Tlfs: 950-614017; 679-167443	5 PLANO NUM.

